



PLANO DE SITUACIÓN E: 1/1000

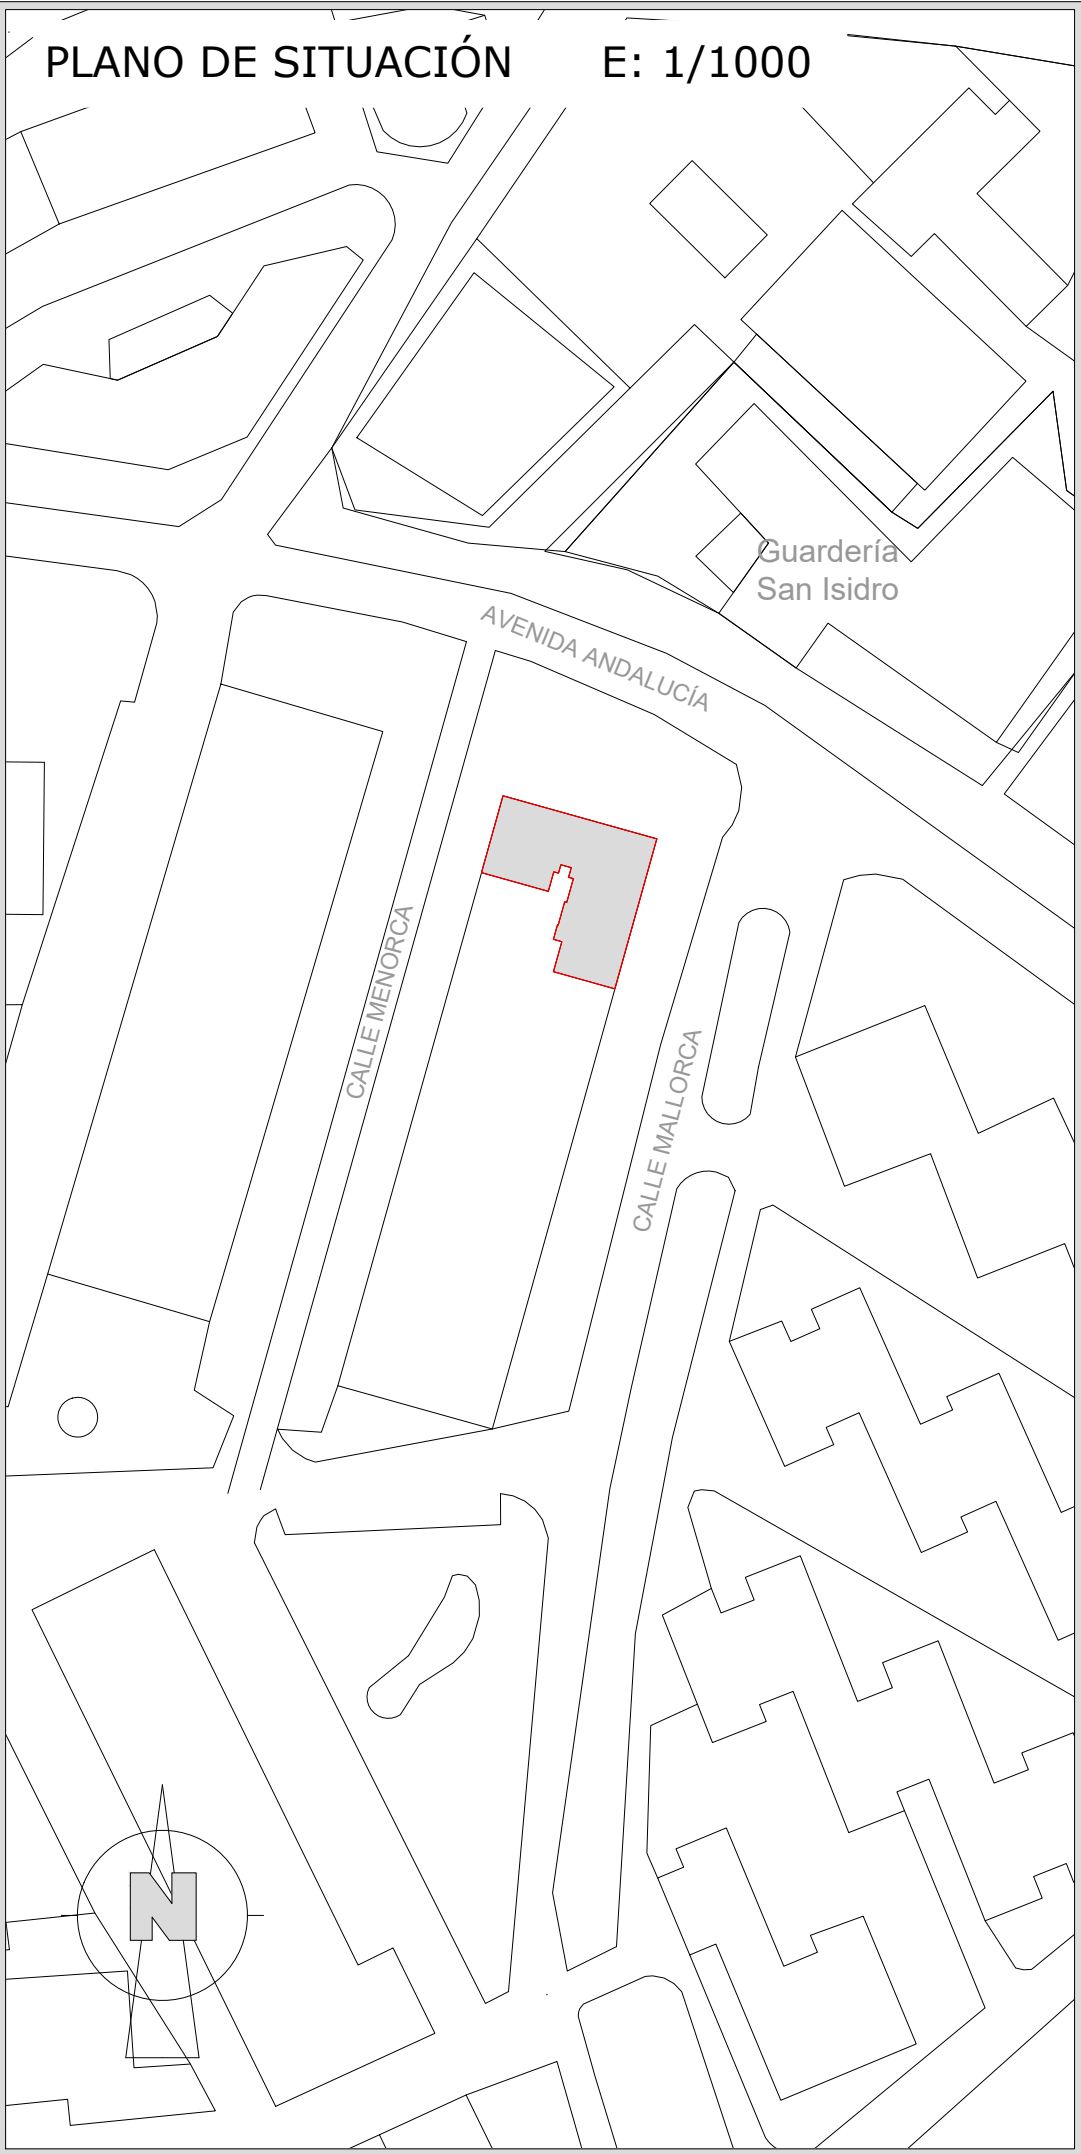

PLANO DE EMPLAZAMIENTO E: 1/250

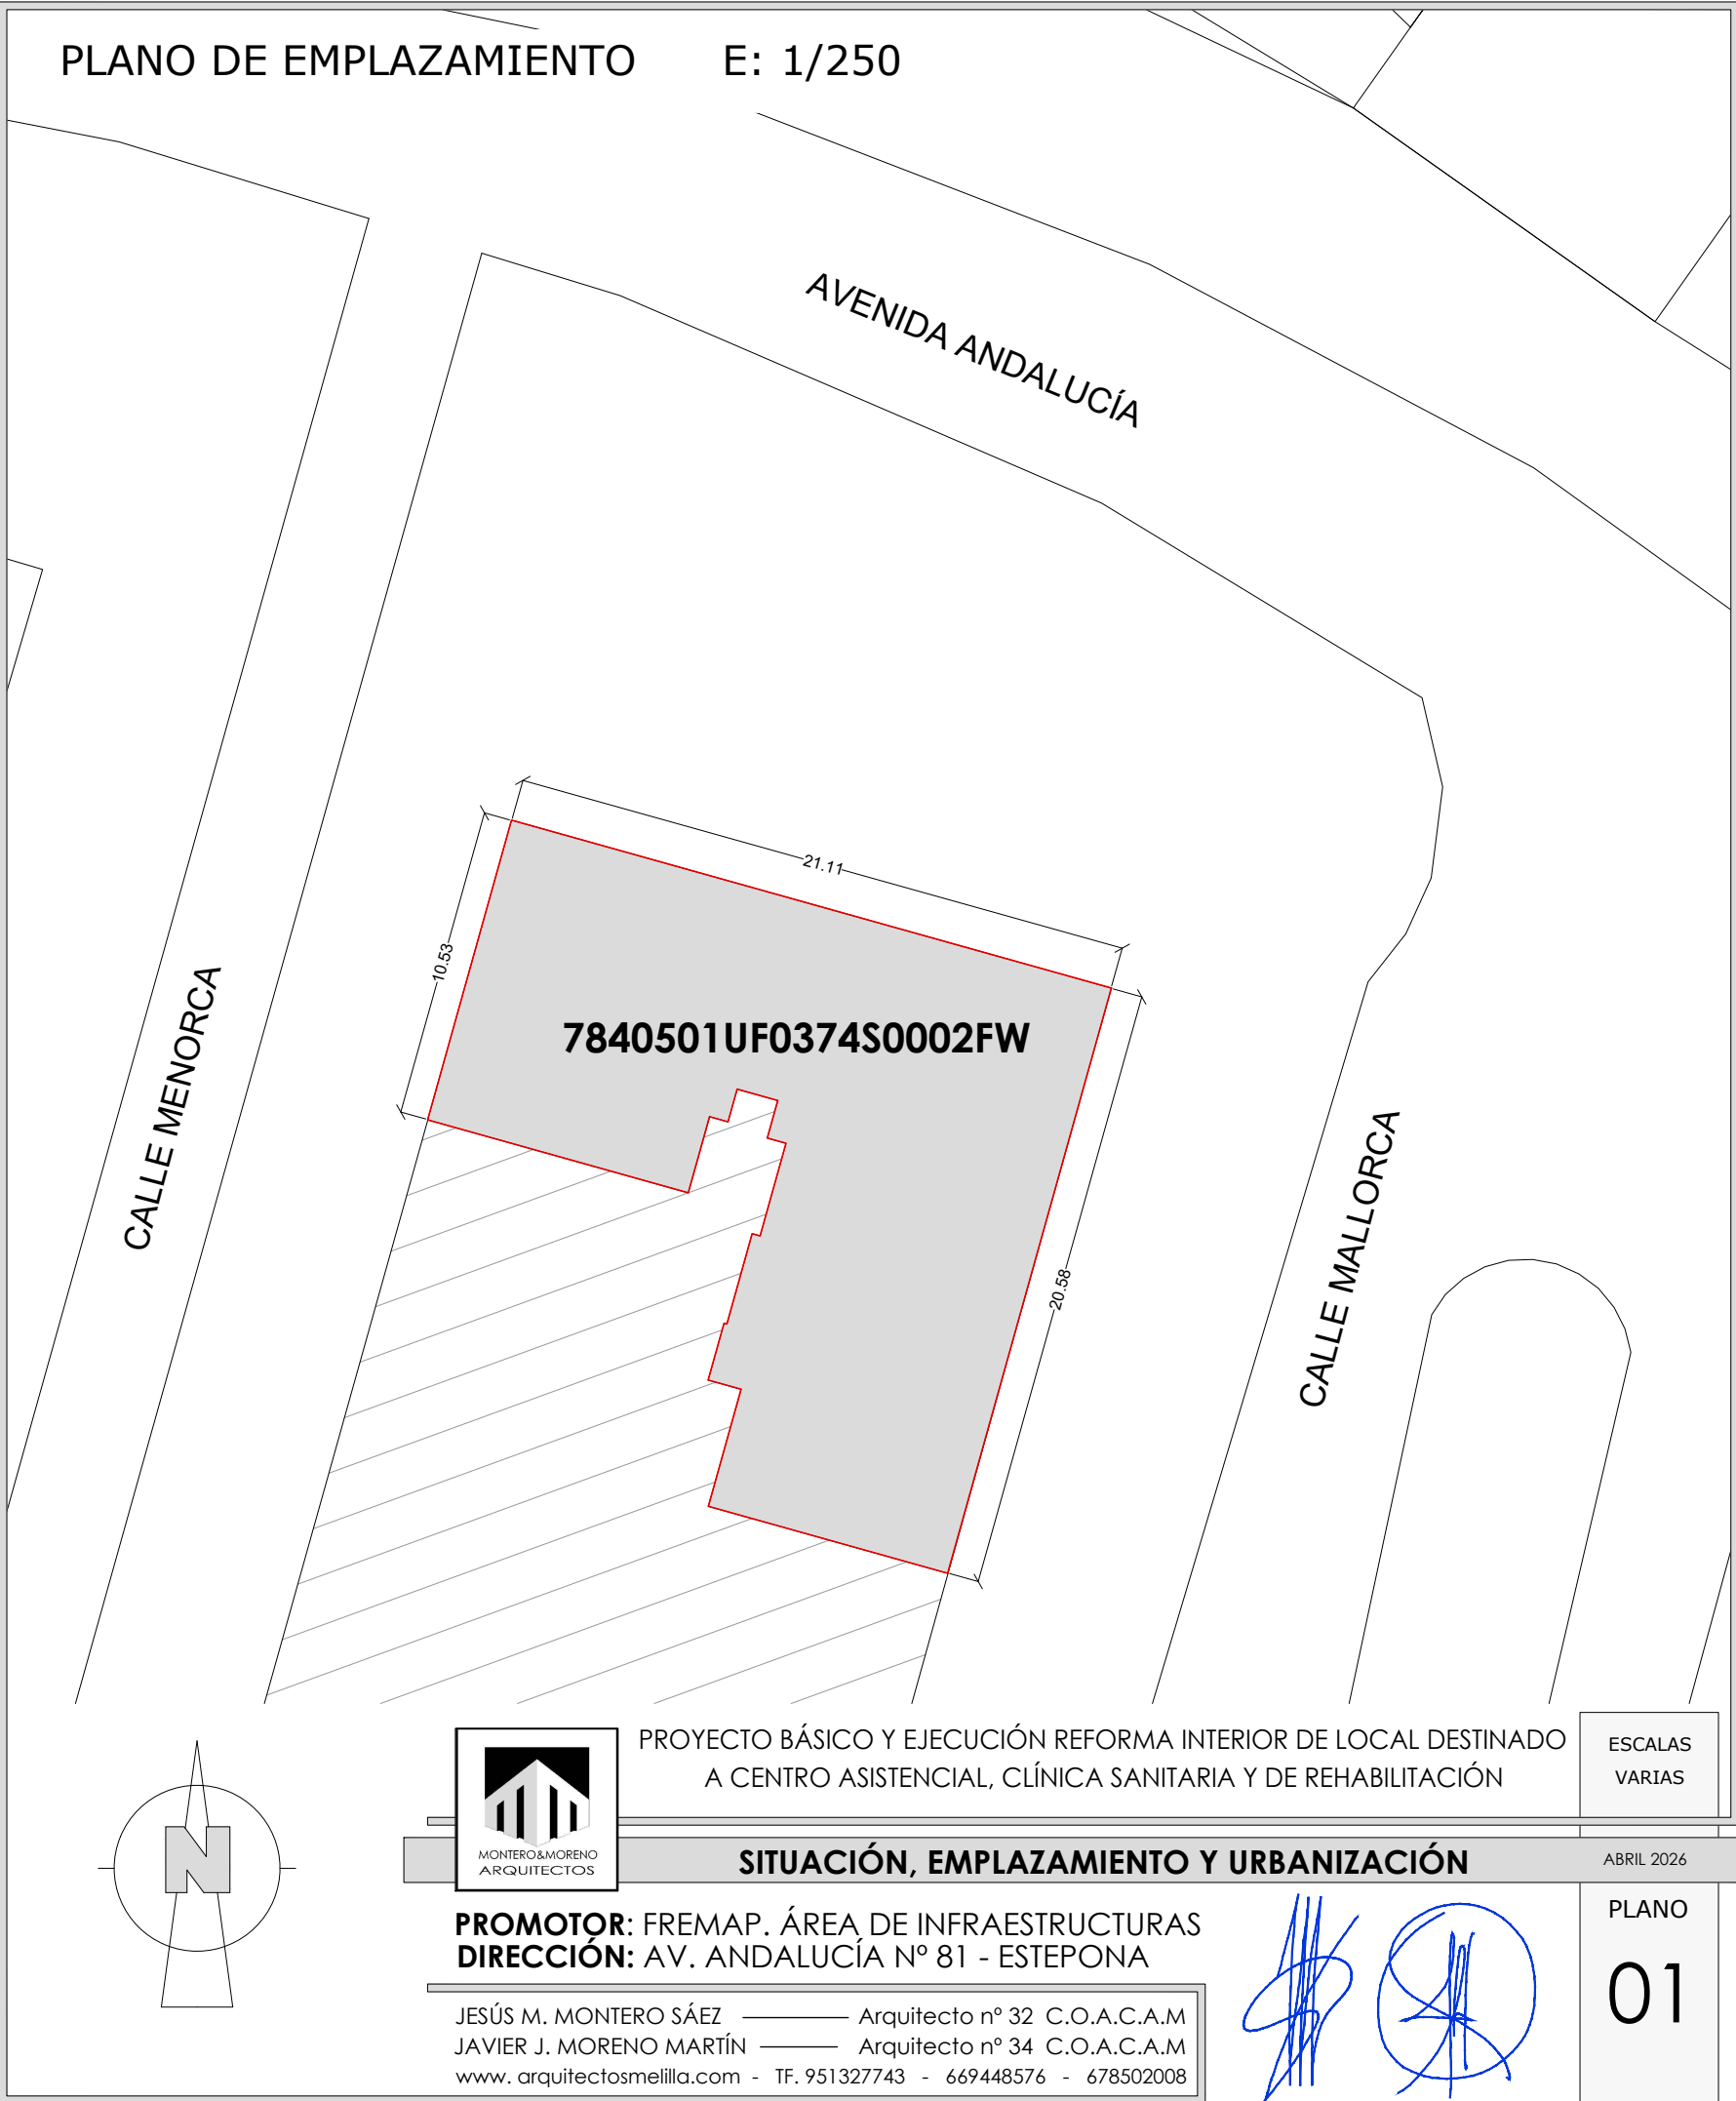

PROYECTO BÁSICO Y EJECUCIÓN REFORMA INTERIOR DE LOCAL DESTINADO
A CENTRO ASISTENCIAL, CLÍNICA SANITARIA Y DE REHABILITACIÓN


ESCALAS
VARIAS

SITUACIÓN, EMPLAZAMIENTO Y URBANIZACIÓN

ABRIL 2026


PROMOTOR: FREMAP. ÁREA DE INFRAESTRUCTURAS
DIRECCIÓN: AV. ANDALUCÍA Nº 81 - ESTEPONA

JESÚS M. MONTERO SÁEZ — Arquitecto nº 32 C.O.A.C.A.M
JAVIER J. MORENO MARTÍN — Arquitecto nº 34 C.O.A.C.A.M
www.arquitectosmelilla.com - TF. 951327743 - 669448576 - 678502008

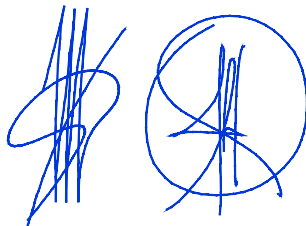

PLANO

01

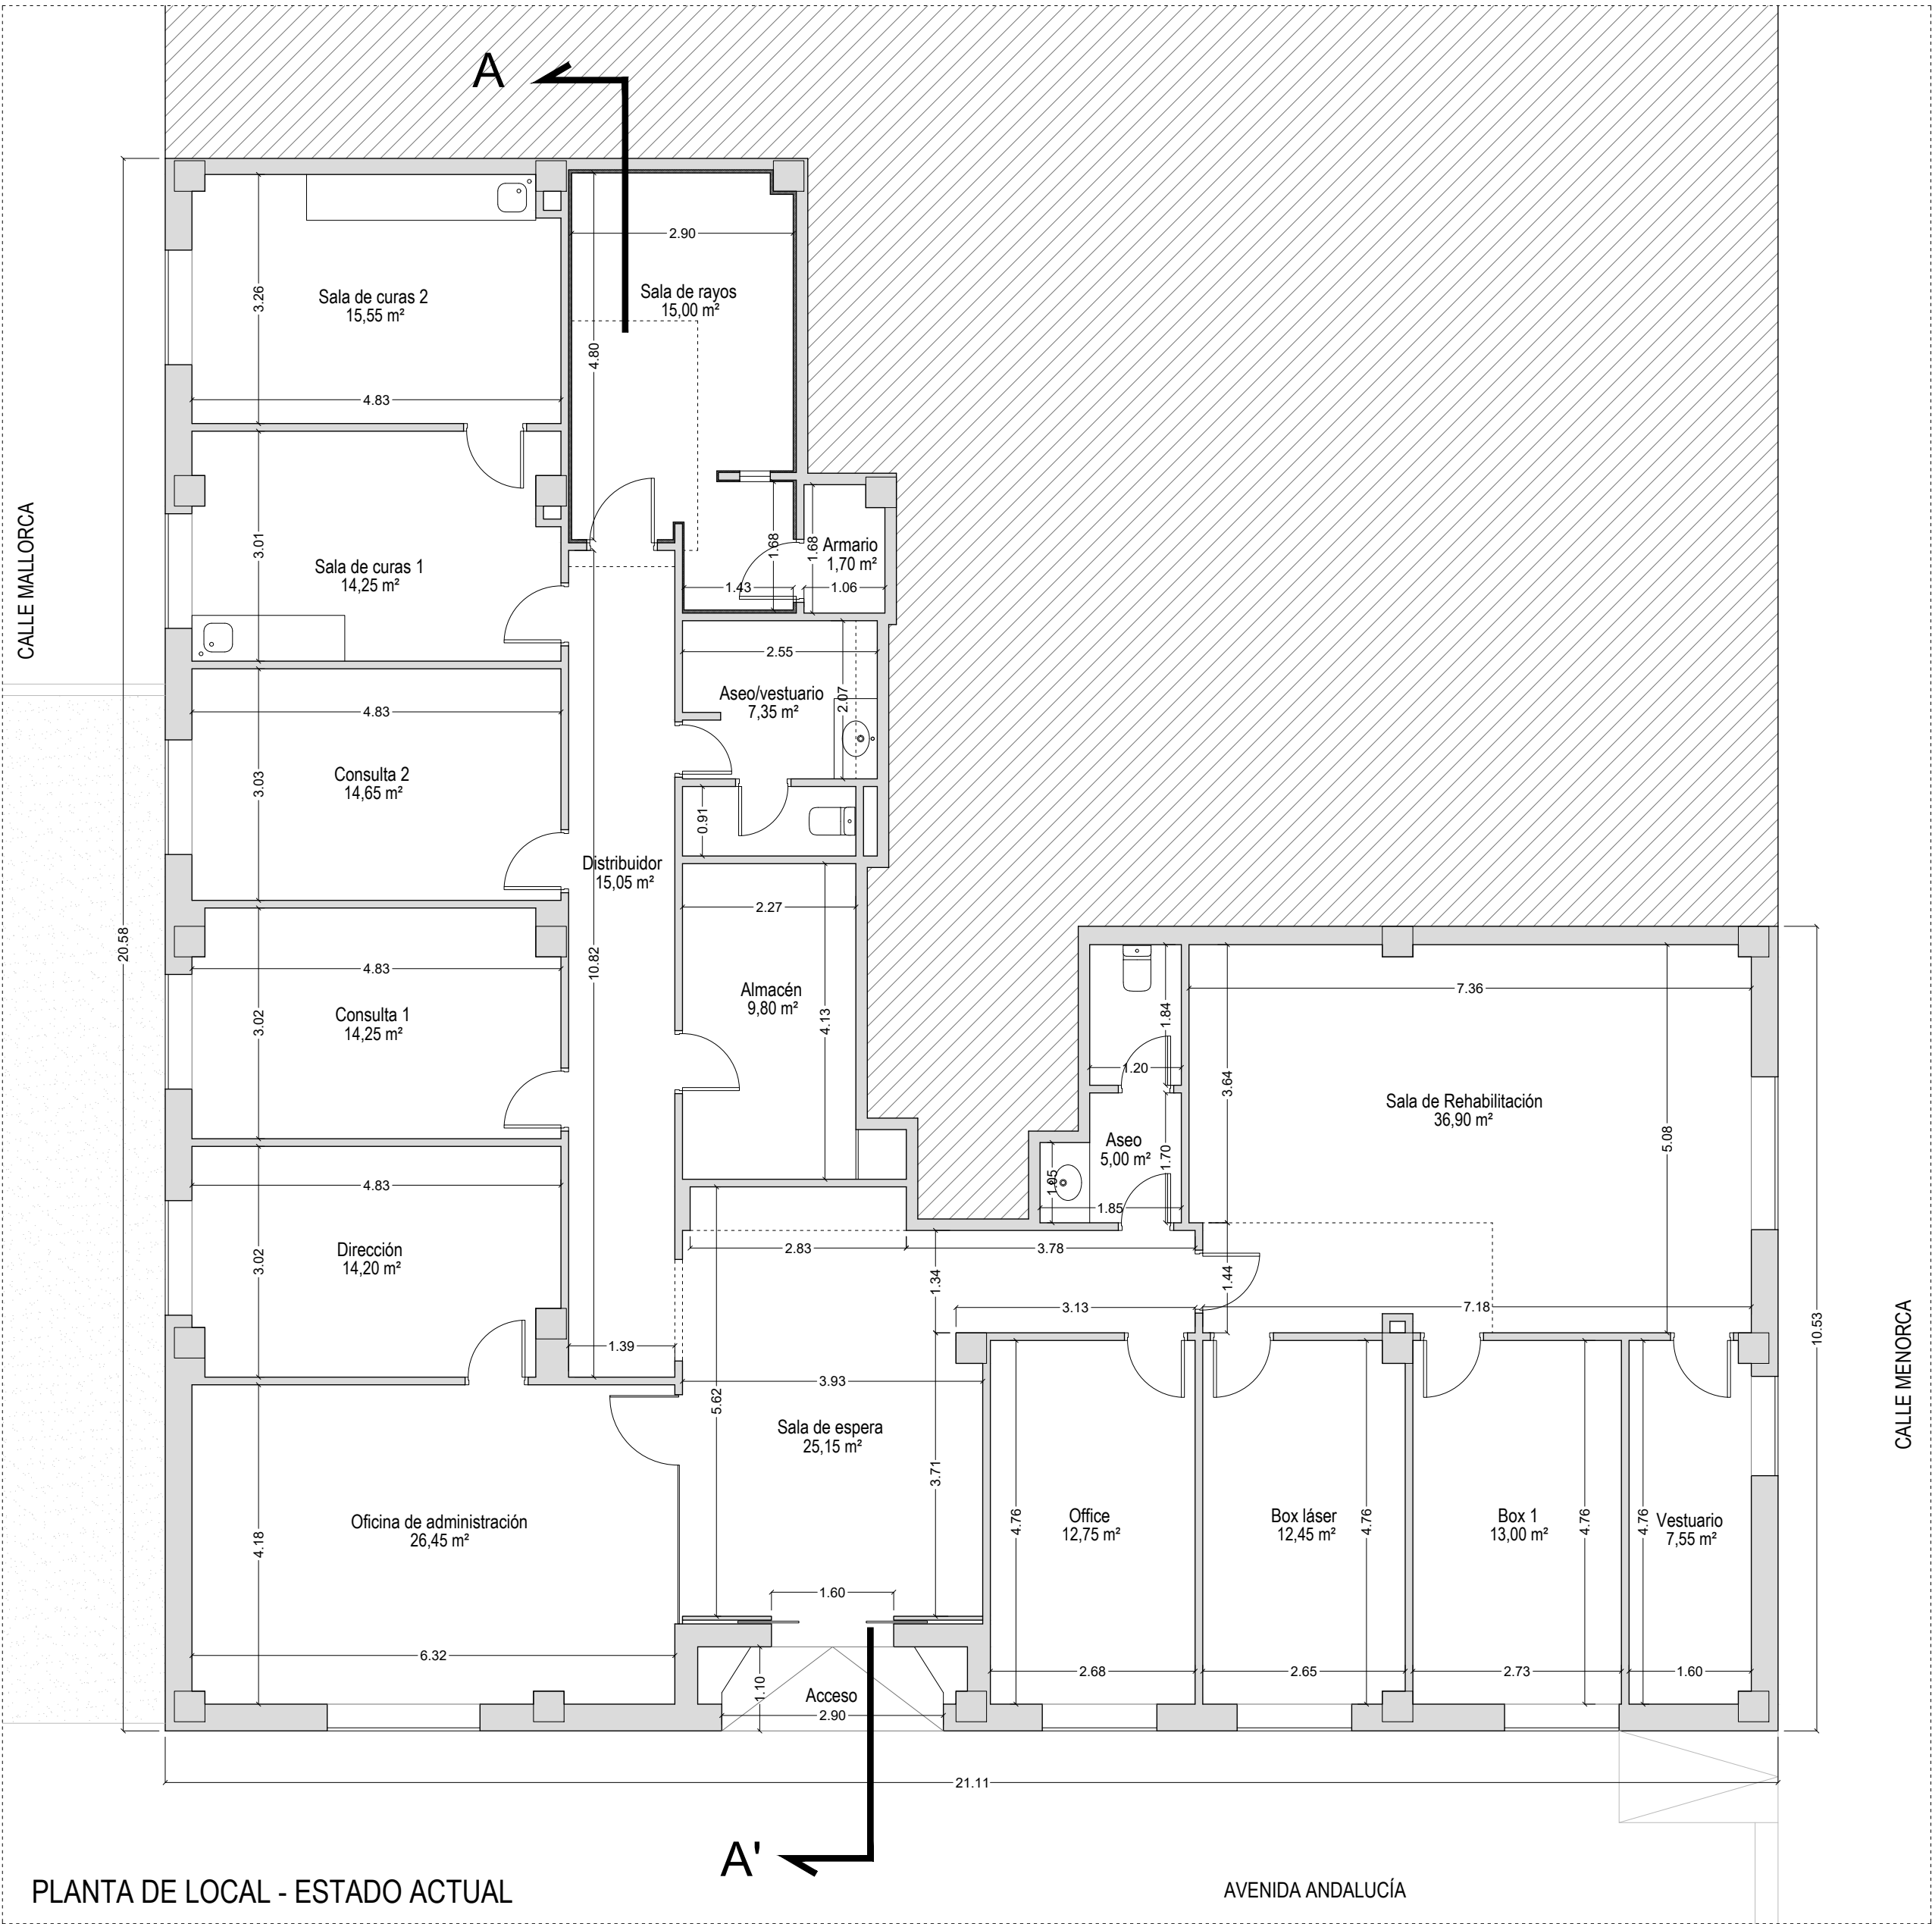


PLANTA DE LOCAL - ESTADO ACTUAL

AVENIDA ANDALUCÍA


CALLE MENORCA

CALLE MALLORCA


ESTADO ACTUAL	SUP. ÚTIL	Ud.	SUP. CONST.	Ud.
ESTADO ACTUAL - TOTALES	261,05 m2		302,55 m2	

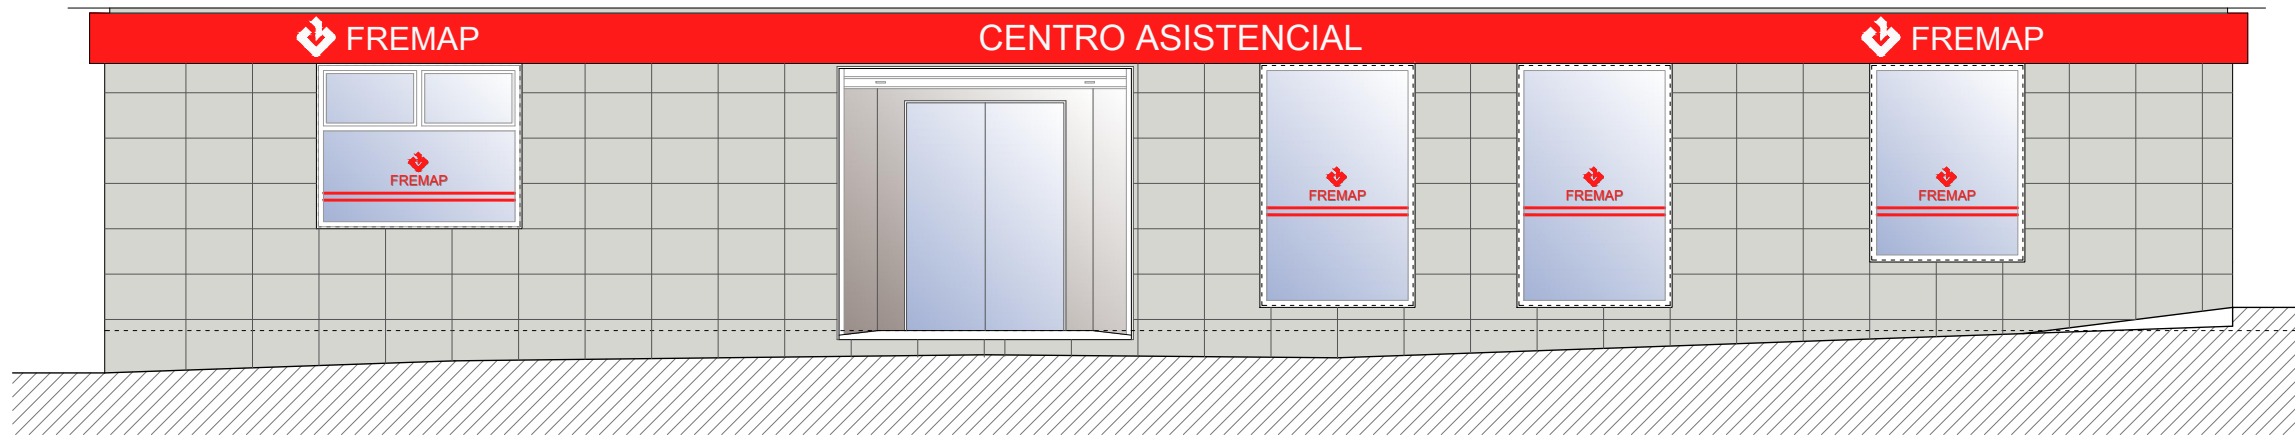


FACHADA A AVENIDA ANDALUCÍA

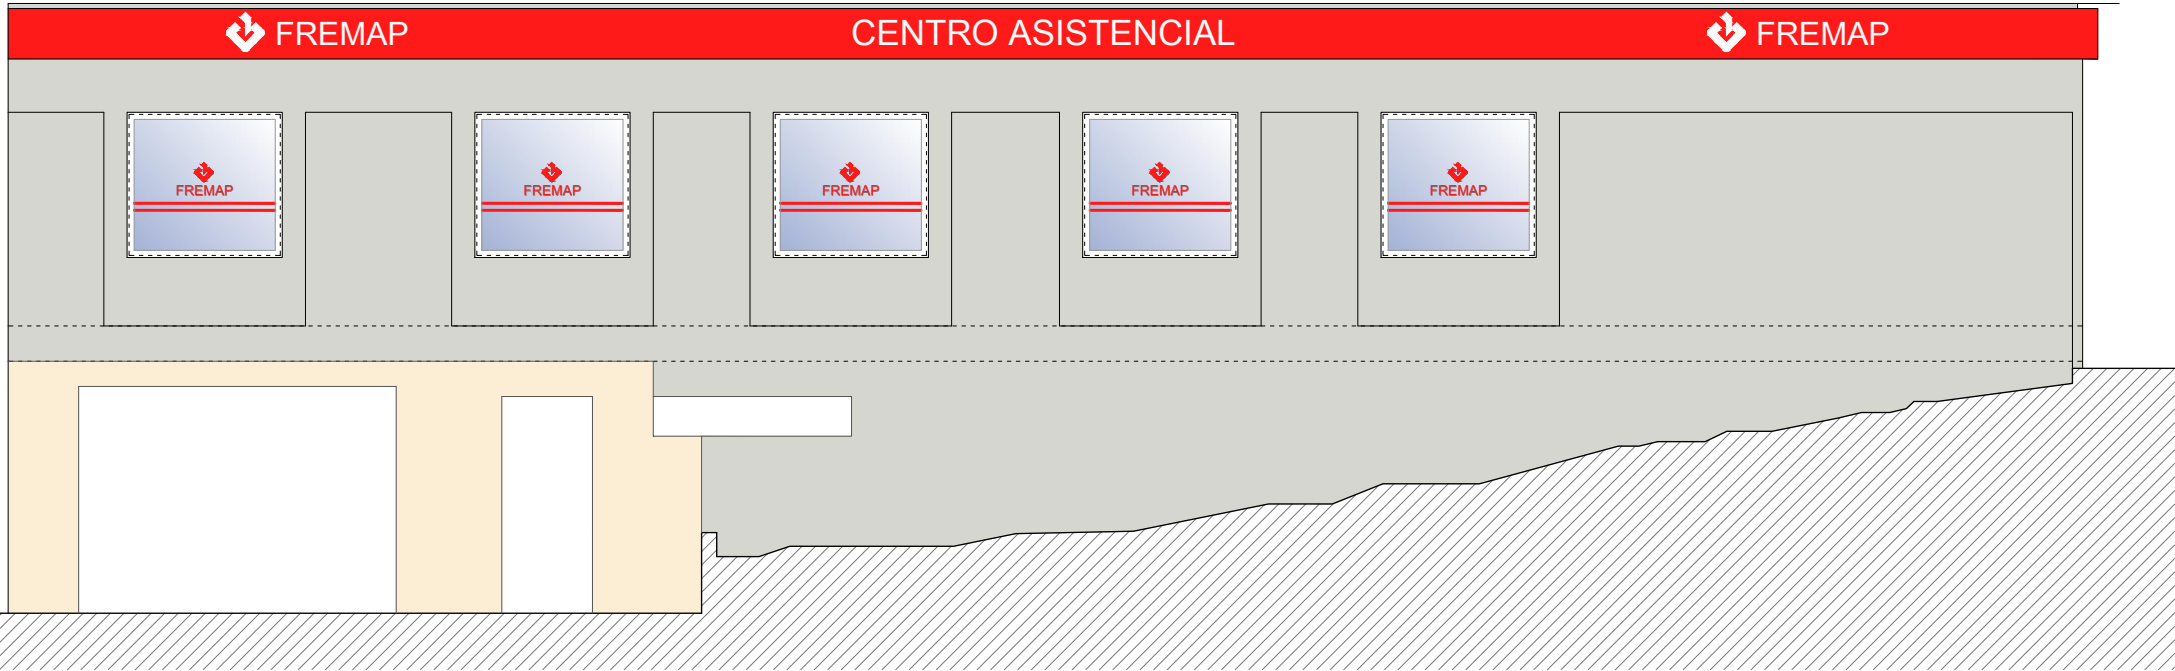

FACHADA A CALLE MALLORCA

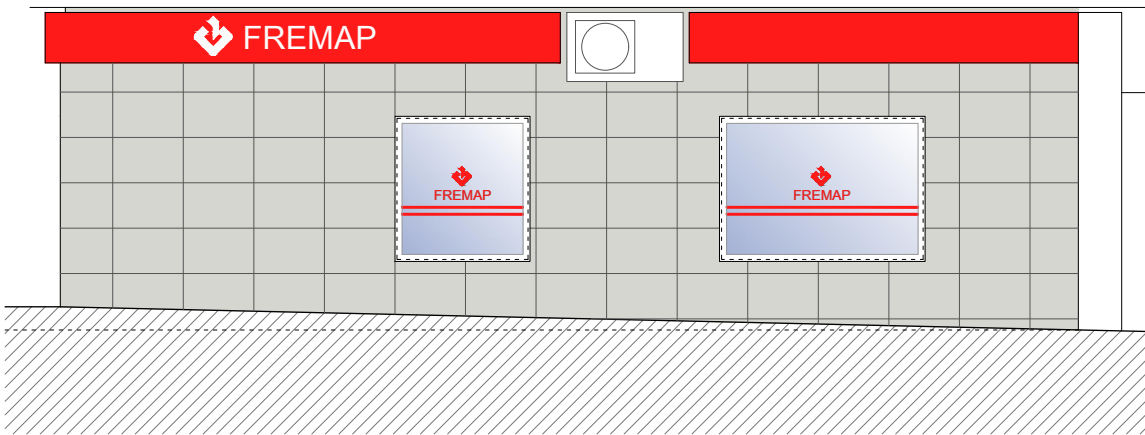

FACHADA A CALLE MENORCA

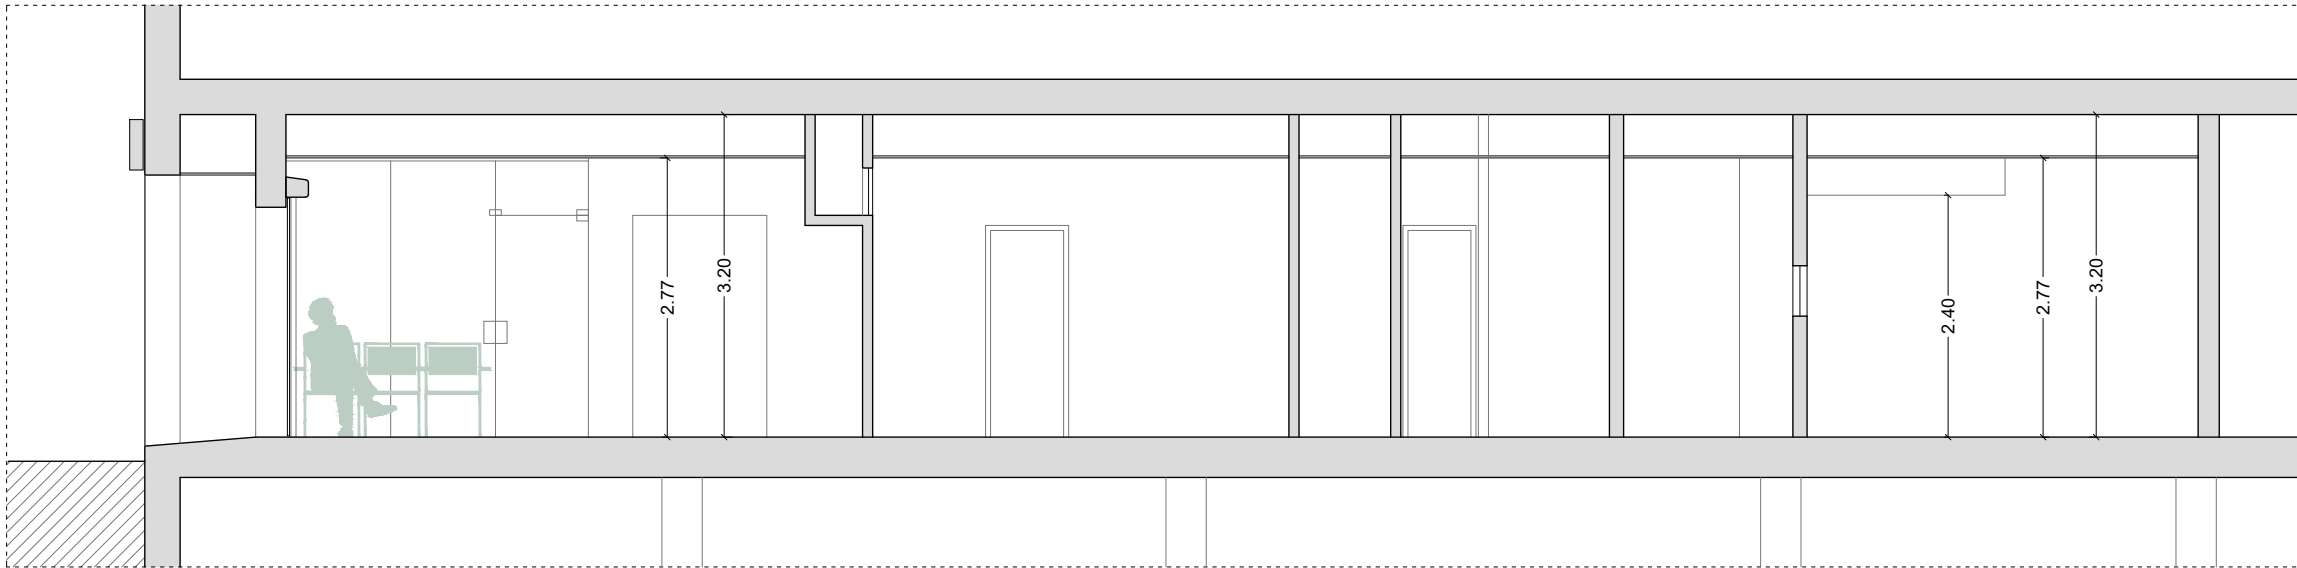

SECCIÓN A-A'



PROYECTO BÁSICO Y EJECUCIÓN REFORMA INTERIOR DE LOCAL DESTINADO A CENTRO ASISTENCIAL, CLÍNICA SANITARIA Y DE REHABILITACIÓN


ESCALA 1/75

PLANTA, ALZADOS Y SECCIÓN - ESTADO ACTUAL


ABRIL 2026

PROMOTOR: FREMAP. ÁREA DE INFRAESTRUCTURAS
DIRECCIÓN: AV. ANDALUCÍA Nº 81 - ESTEPONA

JESÚS M. MONTERO SÁEZ — Arquitecto nº 32 C.O.A.C.A.M
JAVIER J. MORENO MARTÍN — Arquitecto nº 34 C.O.A.C.A.M
www.arquitectosmellila.com - TF. 951327743 - 669448576 - 678502008

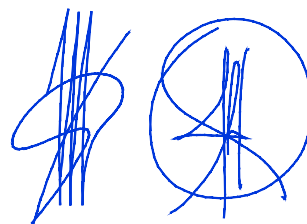


PLANO 02

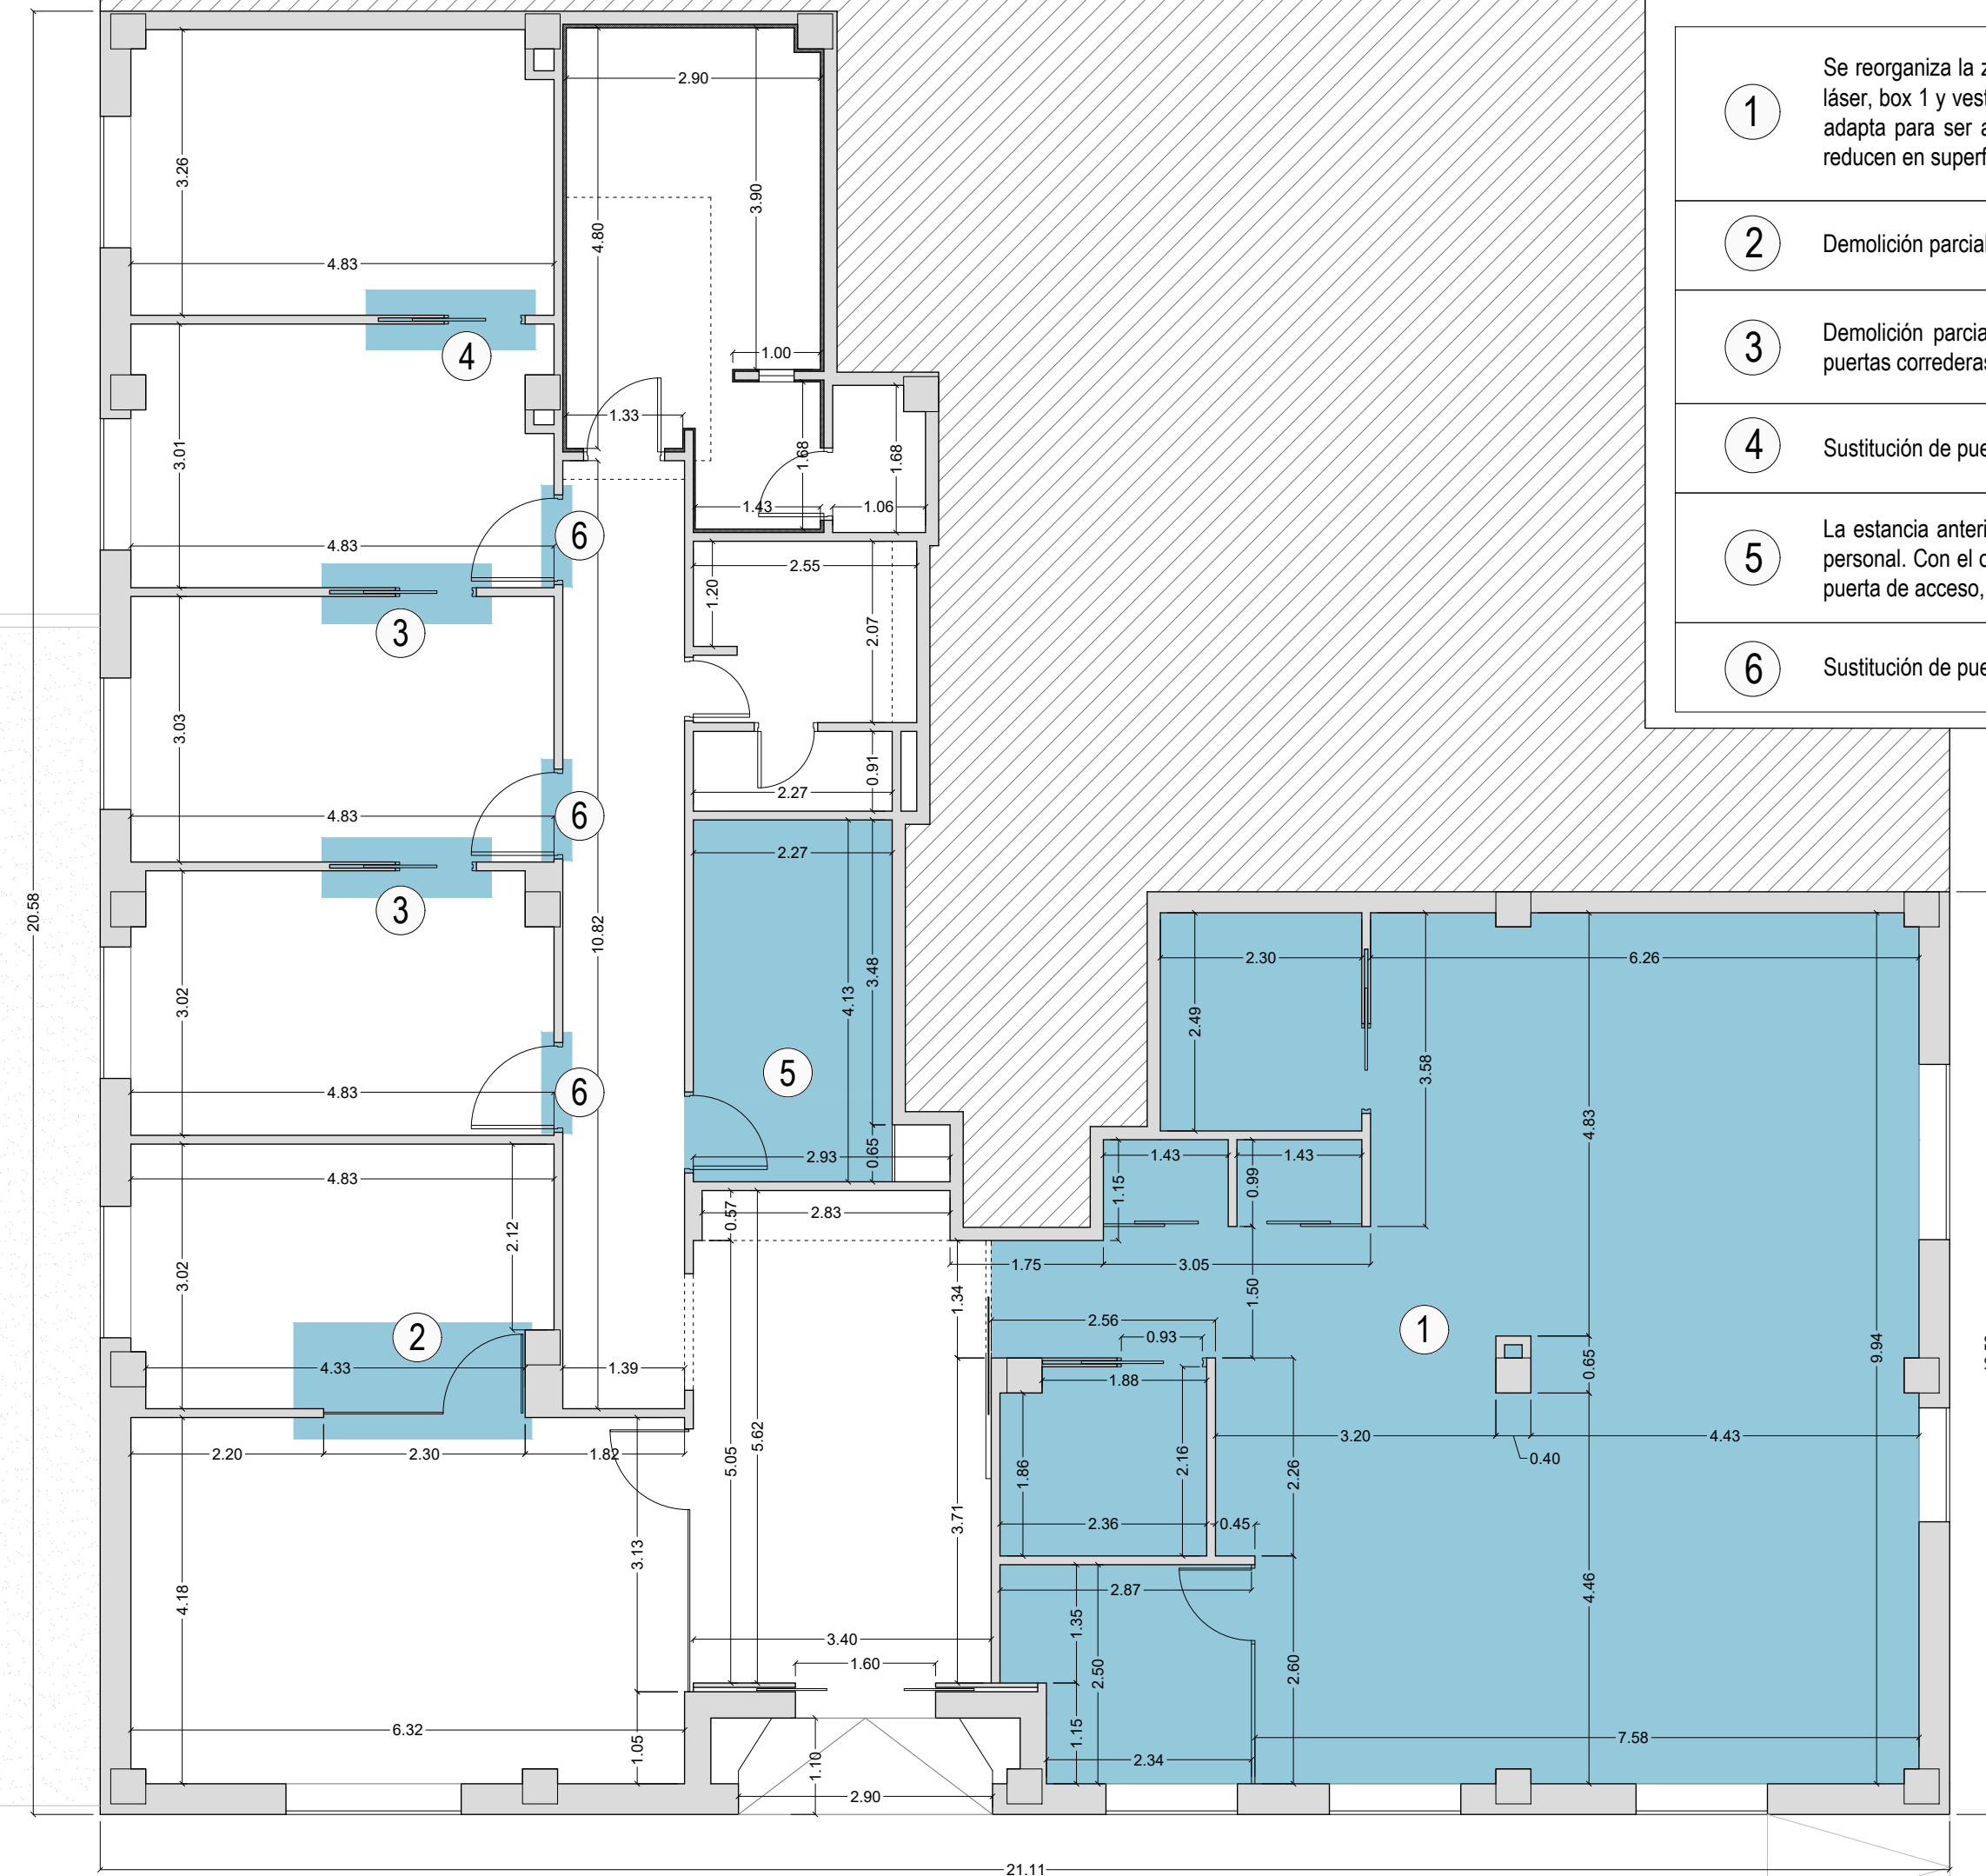

- | ACTUACIONES | |
|-------------|--|
| 1 | Se reorganiza la zona donde anteriormente se ubicaban office, aseo, sala de rehabilitación, box láser, box 1 y vestuario. Con la nueva distribución, la sala de rehabilitación se amplía, el aseo se adapta para ser accesible, se crean dos vestuarios de menor tamaño y los boxes también se reducen en superficie. El acceso se realiza mediante una puerta automática de vidrio. |
| 2 | Demolición parcial del tabique existente para instalar una mampara y puerta de vidrio. |
| 3 | Demolición parcial del tabiques existentes para crear comunicación entre estancias mediante puertas correderas. |
| 4 | Sustitución de puerta abatible por puerta corredera. |
| 5 | La estancia anteriormente destinada a almacén se redefine funcionalmente como office para el personal. Con el objetivo de optimizar la distribución interior, se procede al desplazamiento de la puerta de acceso, ubicándola en la esquina de la estancia. |
| 6 | Sustitución de puerta abatible de 72 cms de hueco de paso a 92 cms. |

CUADRO DE SUPERFÍCIES		
ESTADO REFORMADO	SUP. ÚTIL	Ud.
Sala de espera	18,90 m2	
Oficina de administración	26,45 m2	
Despacho dirección	14,20 m2	
Distribuidor	15,05 m2	
Consulta 1	14,25 m2	
Consulta 2	14,65 m2	
Sala de curas 1	14,25 m2	
Sala de curas 2	15,55 m2	
Sala de rayos	15,00 m2	
Armario	1,70 m2	
Aseo/Vestuario	7,35 m2	
Office	9,80 m2	
Aseo pacientes	4,95 m2	
Sala de rehabilitación	72,05 m2	
Box 1	6,55 m2	
Box láser	5,70 m2	
Cambiador 1	1,40 m2	
Cambiador 2	1,40 m2	
ESTADO REFORMADO - ÚTIL TOTAL	259,20 m2	
SUPERFICIE CONSTRUIDA DE LOCAL	302,55 m2	
SUPERFICIE REFORMADA	108,35 m2	

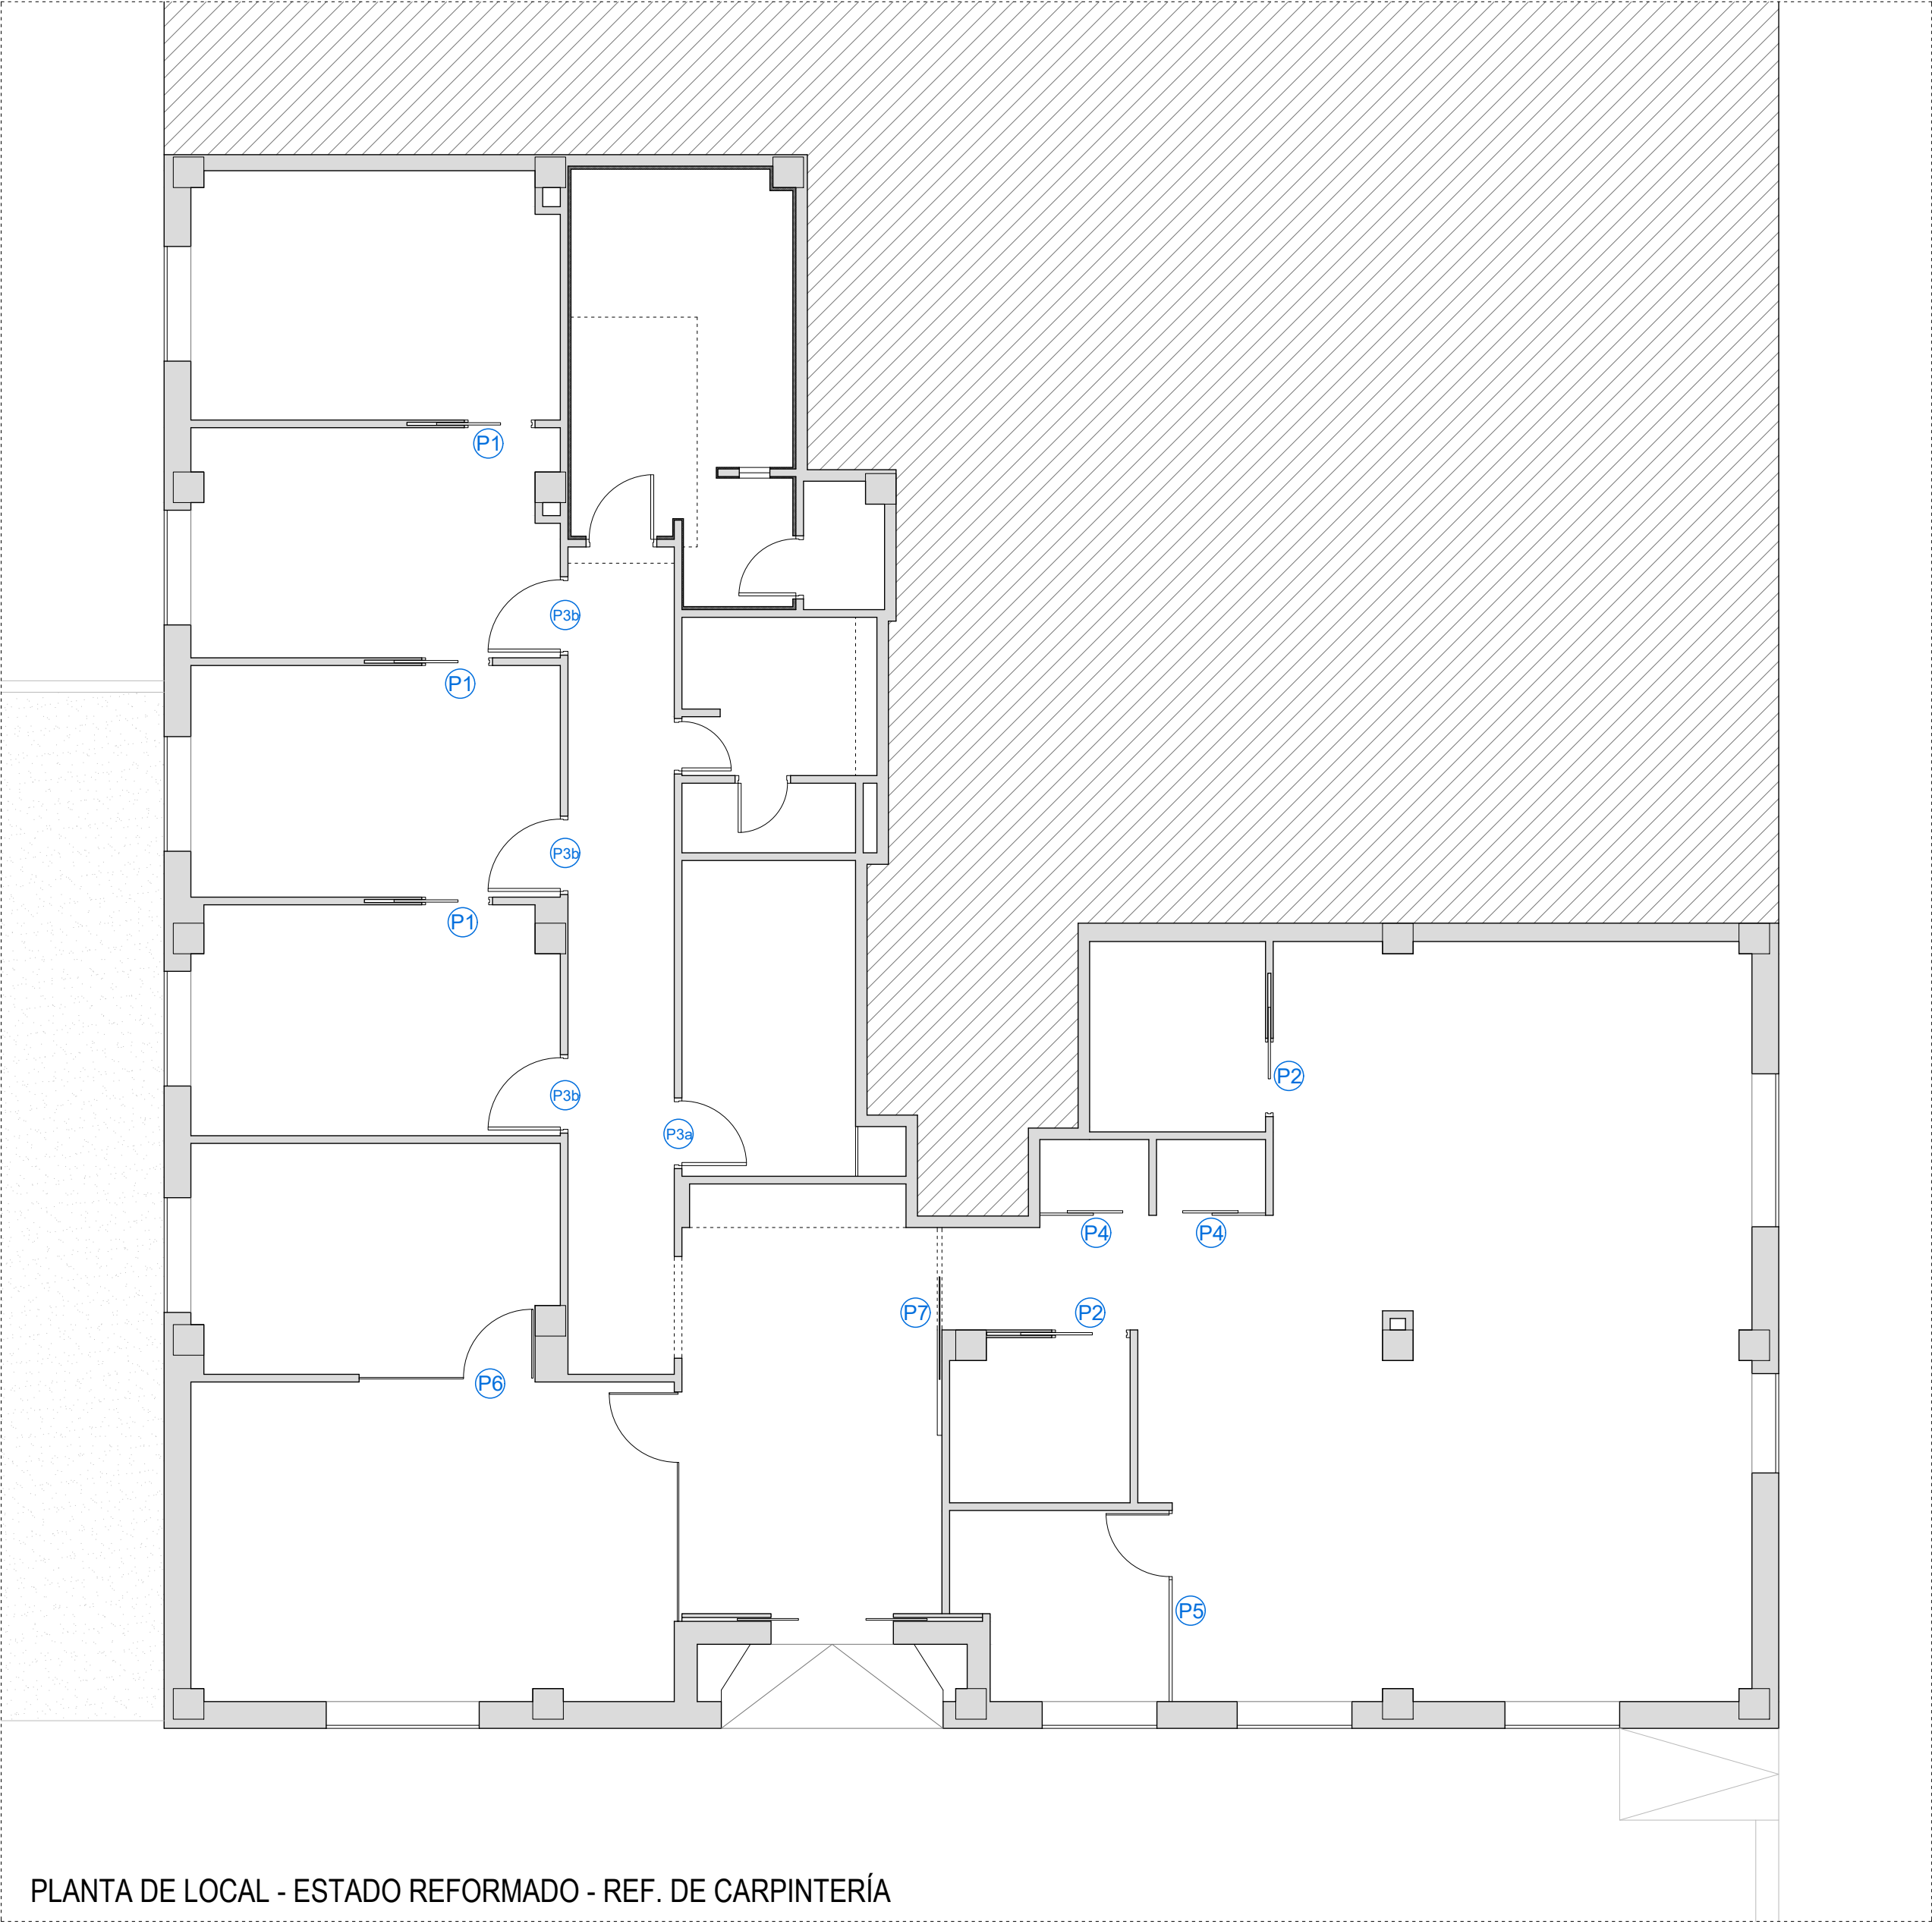

PLANTA DE LOCAL - ESTADO REFORMADO - REF. DE CARPINTERÍA

DB - SUA2


1.4 Impacto con elementos insuficientemente perceptibles

- Las grandes superficies acristaladas que se puedan confundir con puertas o aberturas estarán provistas, en toda su longitud, de señalización visualmente contrastada situada a una altura inferior comprendida entre 0,85 y 1,10 m y a una altura superior comprendida entre 1,50 y 1,70 m. Dicha señalización no es necesaria cuando existan montantes separados una distancia de 0,60 m, como máximo, o si la superficie acristalada cuenta al menos con un travesaño situado a la altura inferior antes mencionada.
- Las puertas de vidrio que no dispongan de elementos que permitan identificarlas, tales como cercos o tiradores, dispondrán de señalización conforme al apartado 1 anterior.

NOTAS:

- MEDIDAS DE CARPINTERÍAS A CONFIRMAR EN OBRA
- ACABADOS A DEFINIR POR LA D.F.

DETALLES DE CARPINTERÍA - E:1/50

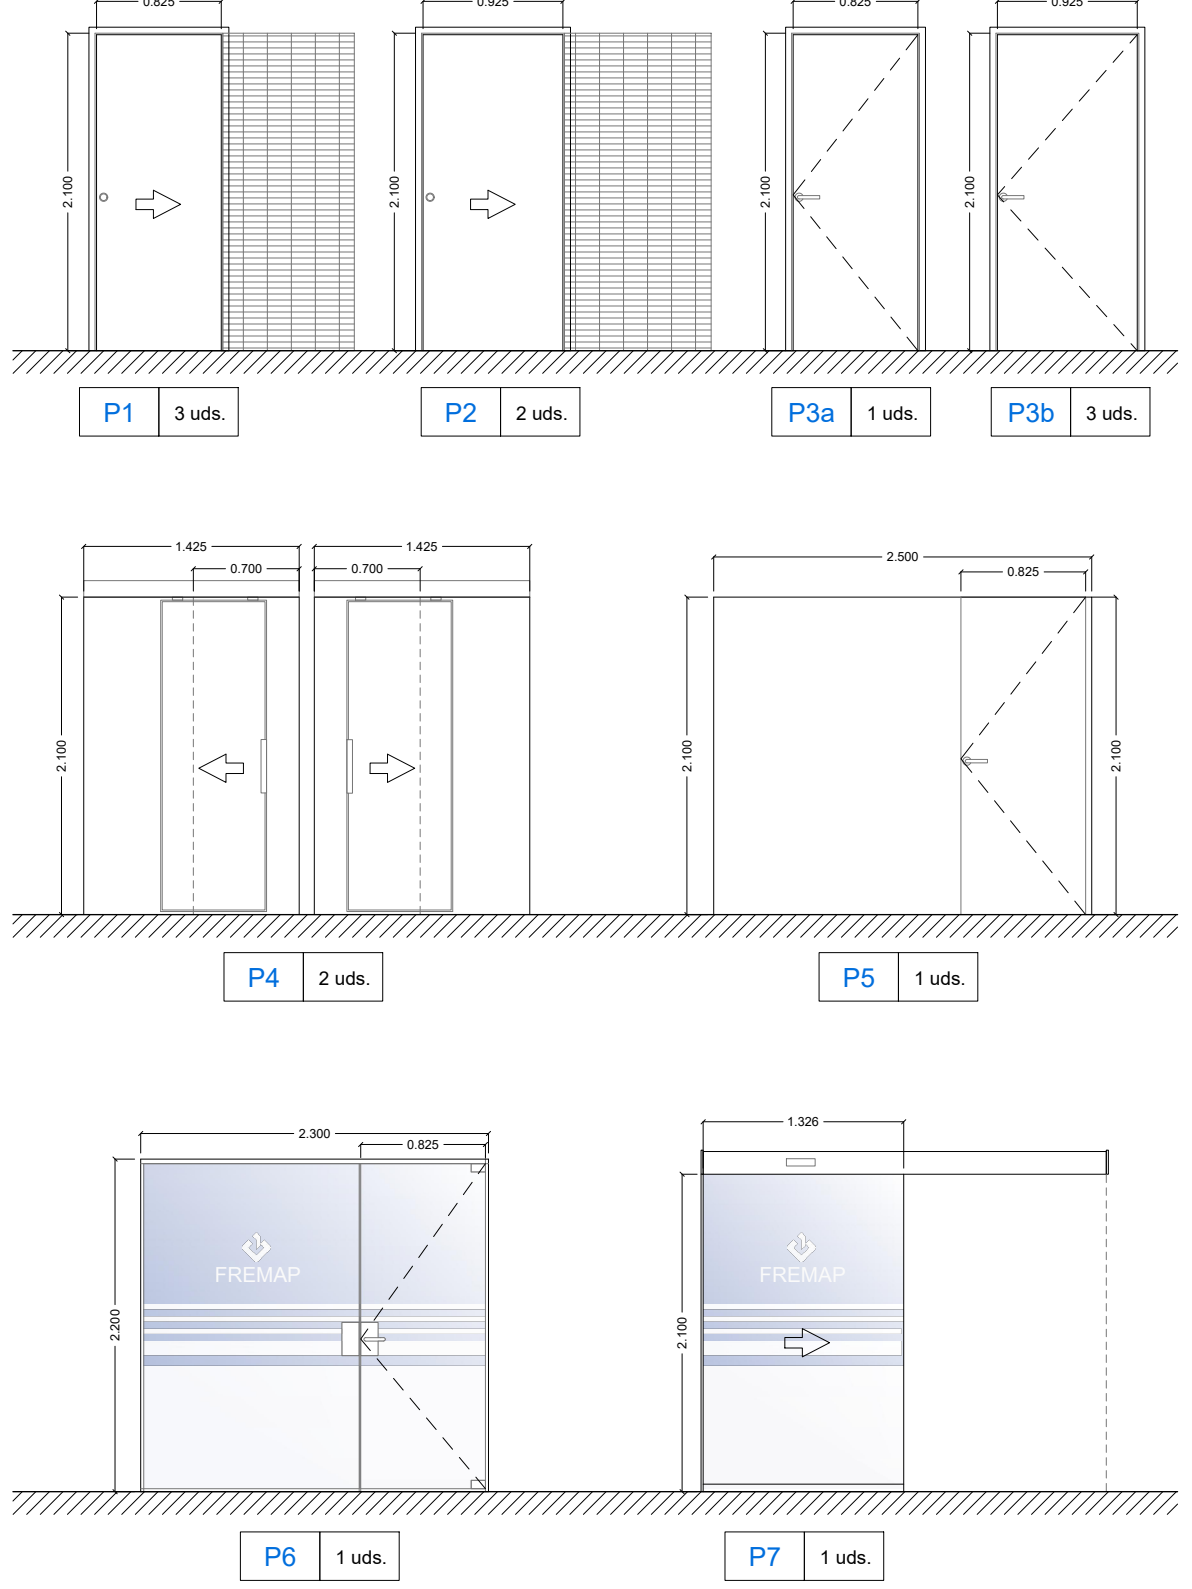

P1 / P2	PUERTA MULTIUSO CORREDERA PANELADA HPL 1 HOJA + CASONETO. COLOR RAL A DEFINIR.
P3	PUERTA MULTIUSO ABATIBLE PANELADA HPL 1 HOJA. COLOR RAL A DEFINIR.
P4	DIVISIÓN INTERIOR DE PANEL FENÓLICO HPL + PUERTA CORREDERA. COLOR RAL A DEFINIR.
P5	DIVISIÓN INTERIOR DE PANEL FENÓLICO HPL + PUERTA ABATIBLE. COLOR RAL A DEFINIR.
P6	DIVISIÓN INTERIOR PARA OFICINAS PW80 INFINITY, CON PUERTA DE VIDRIO ABATIBLE. CON REVESTIMIENTO VINÍLICO DECORATIVO.
P7	PUERTA AUTOMÁTICA CORREDERA MANUSA "VISIO125", CON SISTEMA ANTIPÁNICO. VIDRIO LAMINAR DE SEGURIDAD CON BUTIRAL CON REVESTIMIENTO VINÍLICO DECORATIVO.



PROMOTOR: FREMAP. ÁREA DE INFRAESTRUCTURAS
DIRECCIÓN: AV. ANDALUCÍA Nº 81 - ESTEPONA

JESÚS M. MONTERO SÁEZ Arquitecto nº 32 C.O.A.C.A.M
JAVIER J. MORENO MARTÍN Arquitecto nº 34 C.O.A.C.A.M
www.arquitectosmelilla.com - TF. 951327743 - 669448576 - 678502008

PROYECTO BÁSICO Y EJECUCIÓN REFORMA INTERIOR DE LOCAL DESTINADO A CENTRO ASISTENCIAL, CLÍNICA SANITARIA Y DE REHABILITACIÓN


CARPINTERÍAS - ESTADO REFORMADO

ESCALA
1/75
1/50


ABRIL 2026

PLANO

04

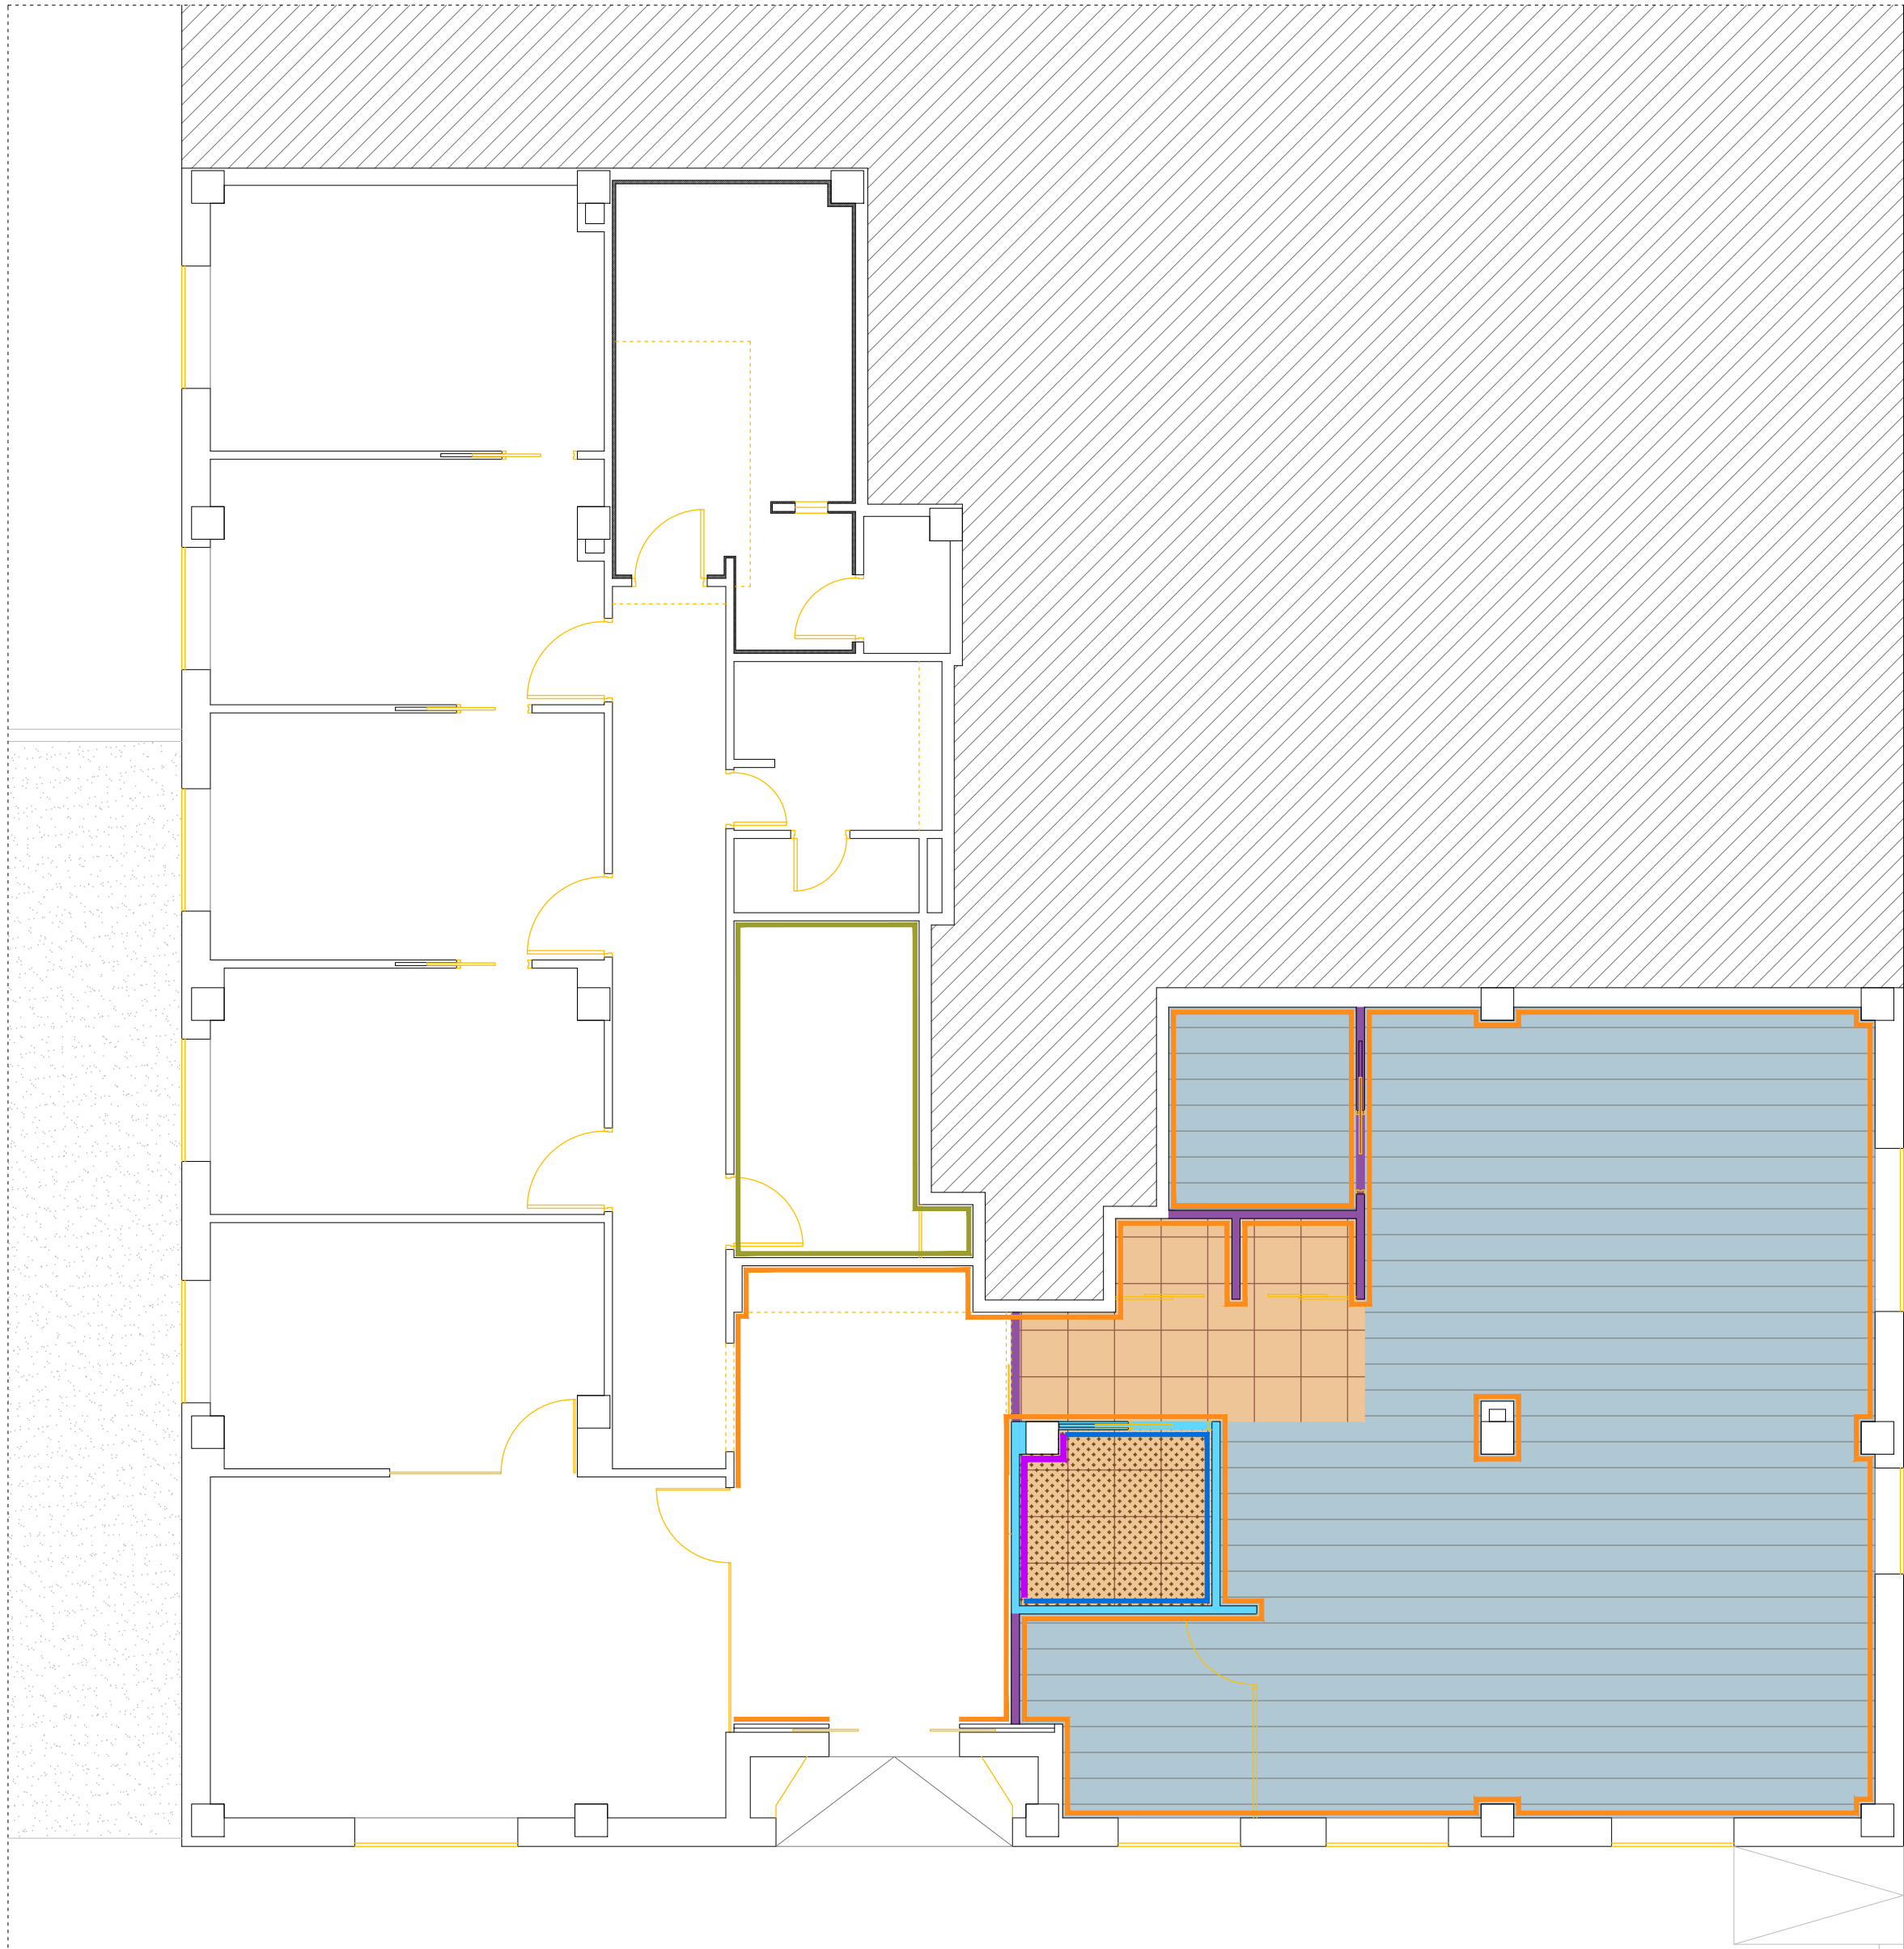

PLANTA DE LOCAL - ESTADO REFORMADO - PARAMENTOS, TABIQUES Y PAVIMENTOS

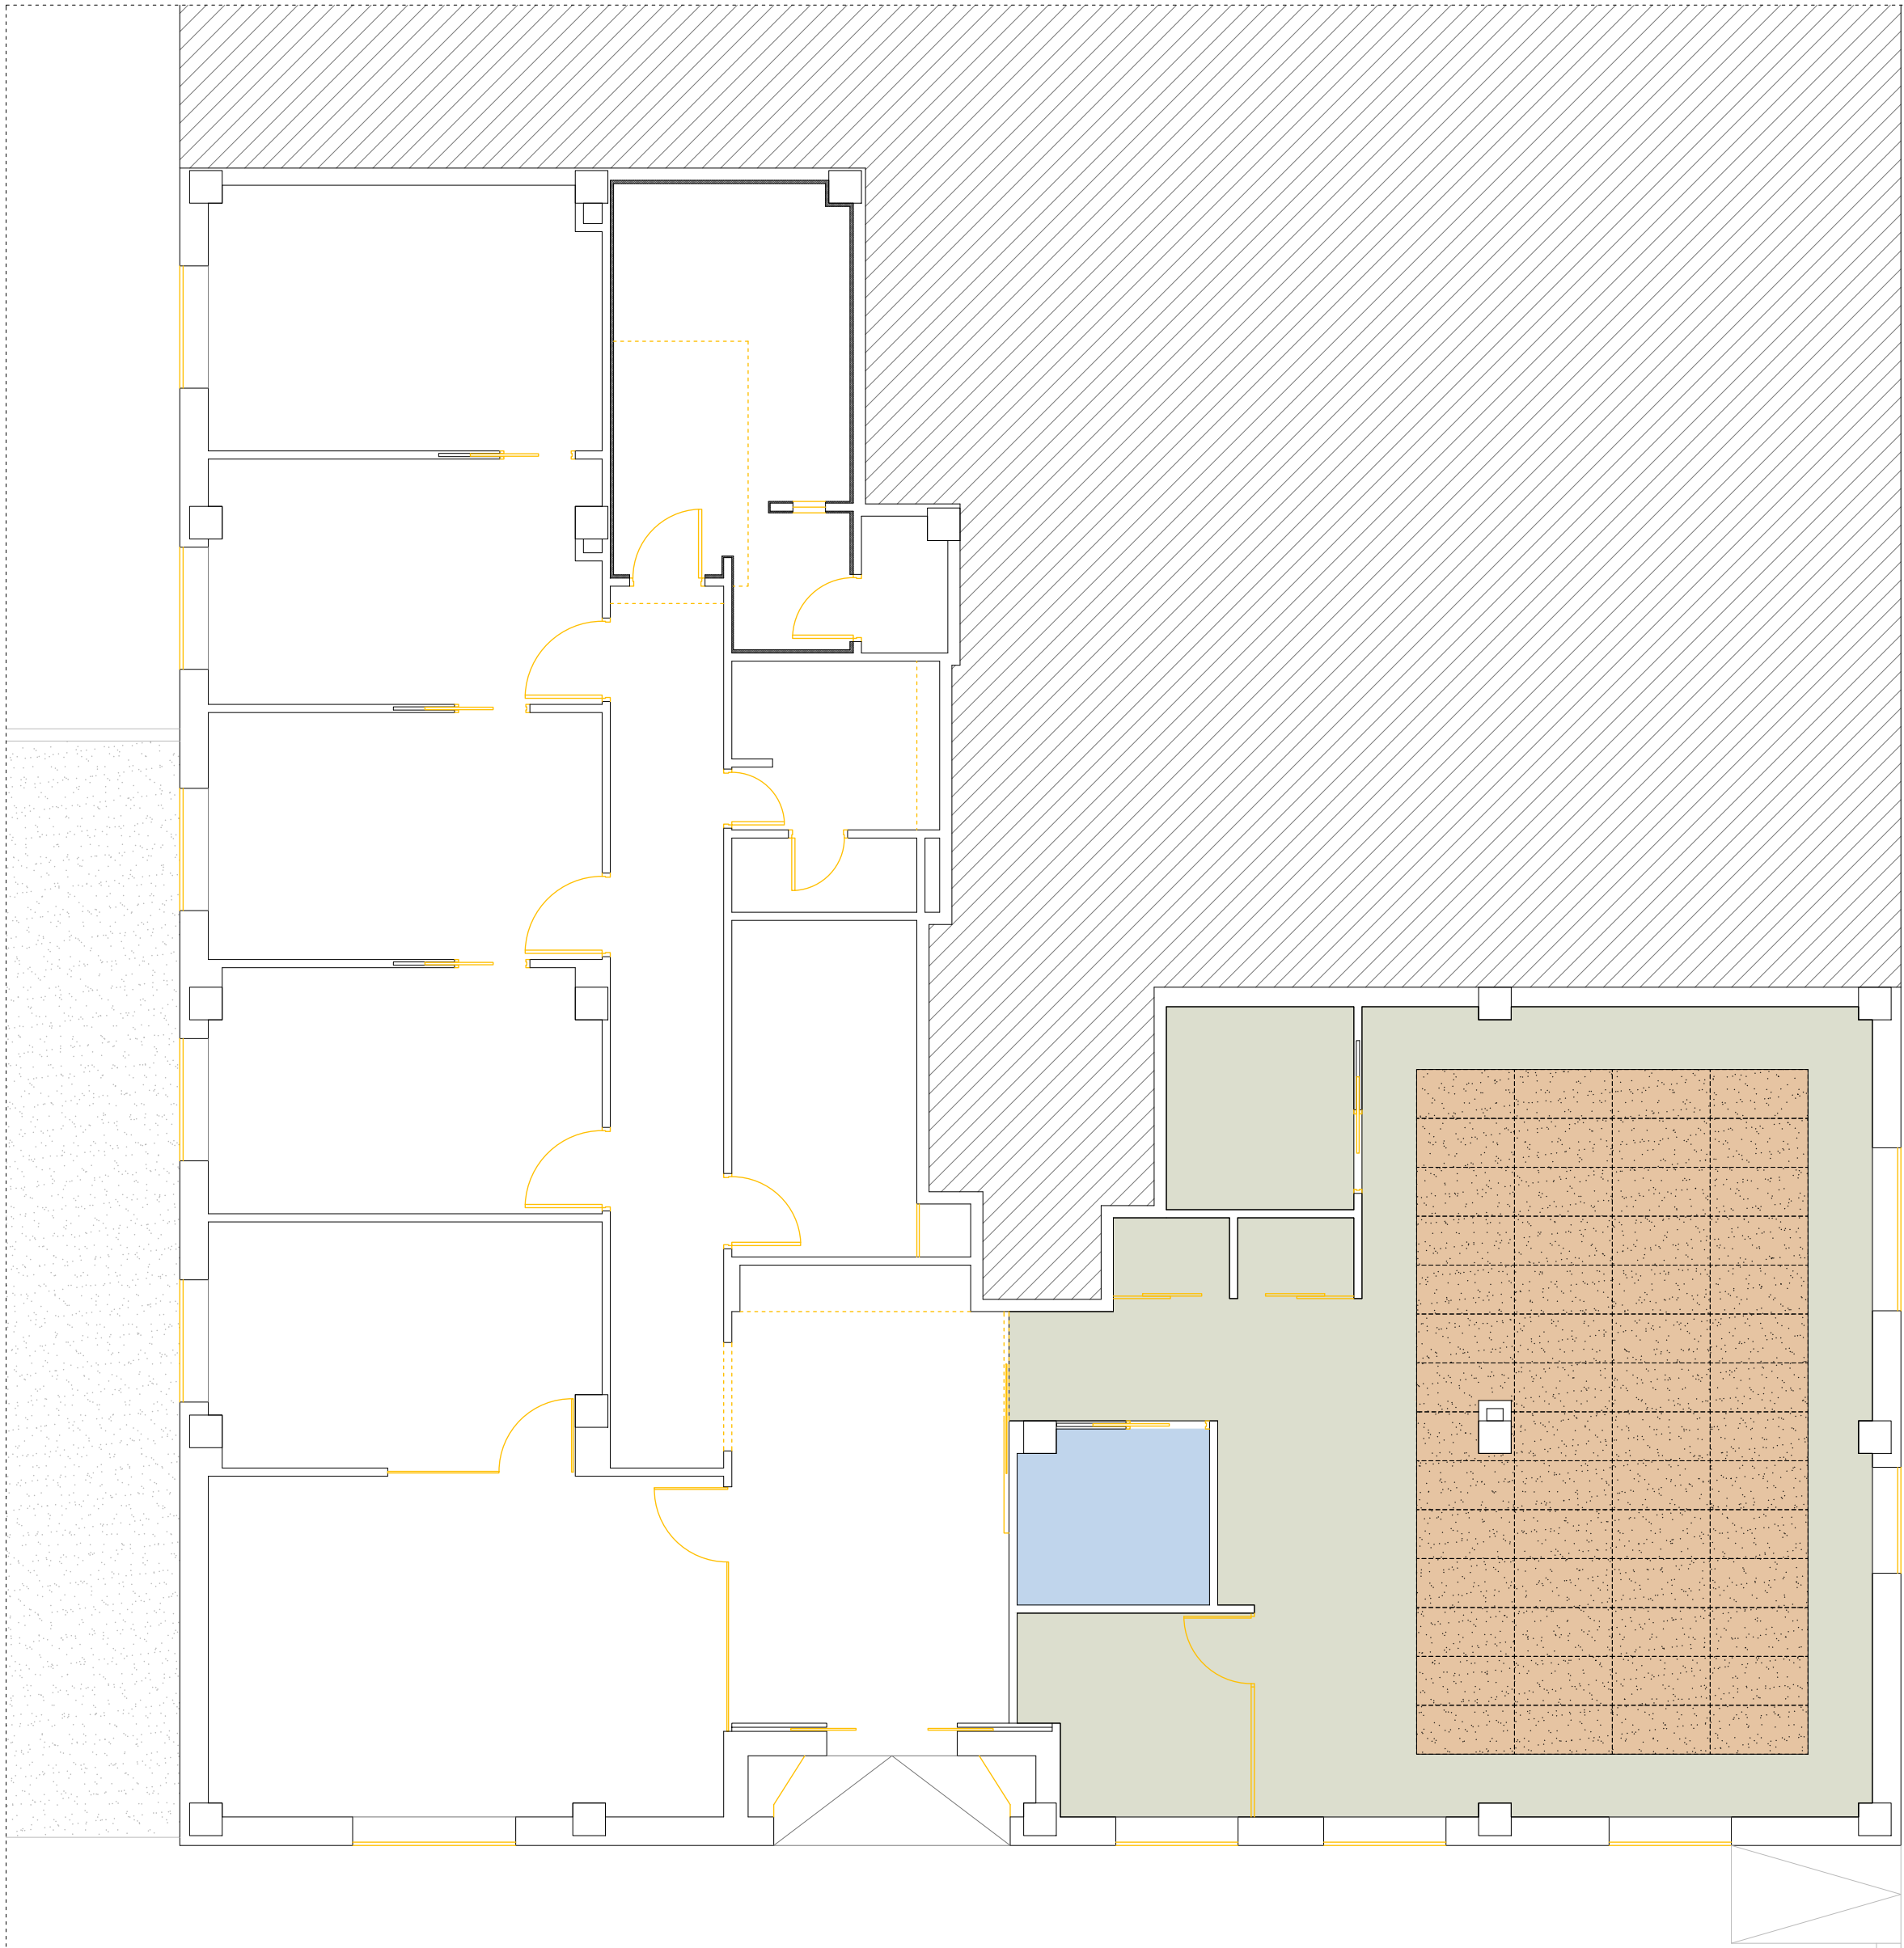


PLANTA DE LOCAL - ESTADO REFORMADO - FALSOS TECHOS

LEYENDA DE ACABADOS - PAVIMENTOS	
	Pavimento zonas húmedas antideslizante C2 KERABEN/ BRANCATO BLANCO. Formato: 60x60cm. o equivalente.
	Pavimento zonas húmedas antideslizante C3 KERABEN/BRANCATO BLANCO. Formato: 60x60cm., o equivalente.
	Pavimento vinílico deportivo Gerflor - Recreation 45 (Color a elegir). Rodapié de PVC semi-rígido Vynaflex de Gerflor en color blanco (0822 Blanc) de 80mm de altura (Vynaflex 0482), o equivalente.

LEYENDA DE ACABADOS - TABIQUES	
	Tabique de Pladur. 15+70+15. Placa estándar.
	Tabique de Pladur. 12,5+70+12,5. Drystar para alicatar.

LEYENDA DE ACABADOS - PARAMENTOS	
	Pintura plástica mate RAL 9010 sobre revestimiento de fibra de vidrio REGARSA / SYSTEXX PREMIUM 073 o equivalente.
	Pintura plástica mate RAL 9010
	Alicatado. KERABEN / BRANCATO BLANCO. Formato: 30x60cm., o equivalente.
	Alicatado. KERABEN / VERSE CONCEPT WHITE. Formato: 30x60cm., o equivalente.

LEYENDA DE ACABADOS - TECHOS	
	Falso techo liso continuo de pladur hidrófugo.
	Falso techo liso continuo de pladur.
	Falso techo tipo HERAKLITH 1200x600 paneles de viruta de madera

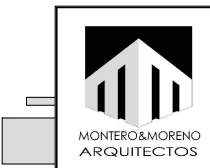

PROYECTO BÁSICO Y EJECUCIÓN REFORMA INTERIOR DE LOCAL DESTINADO A CENTRO ASISTENCIAL, CLÍNICA SANITARIA Y DE REHABILITACIÓN


ESCALA
1/75

ALBAÑILERÍA Y ACABADOS - ESTADO REFORMADO


ABRIL 2026

PROMOTOR: FREMAP. ÁREA DE INFRAESTRUCTURAS
DIRECCIÓN: AV. ANDALUCÍA Nº 81 - ESTEPONA

JESÚS M. MONTERO SÁEZ — Arquitecto nº 32 C.O.A.C.A.M
JAVIER J. MORENO MARTÍN — Arquitecto nº 34 C.O.A.C.A.M
www.arquitectosmellila.com - TF. 951327743 - 669448576 - 678502008

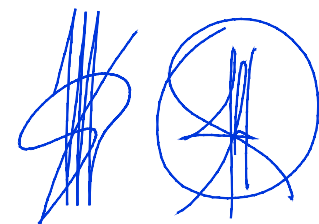

PLANO
05

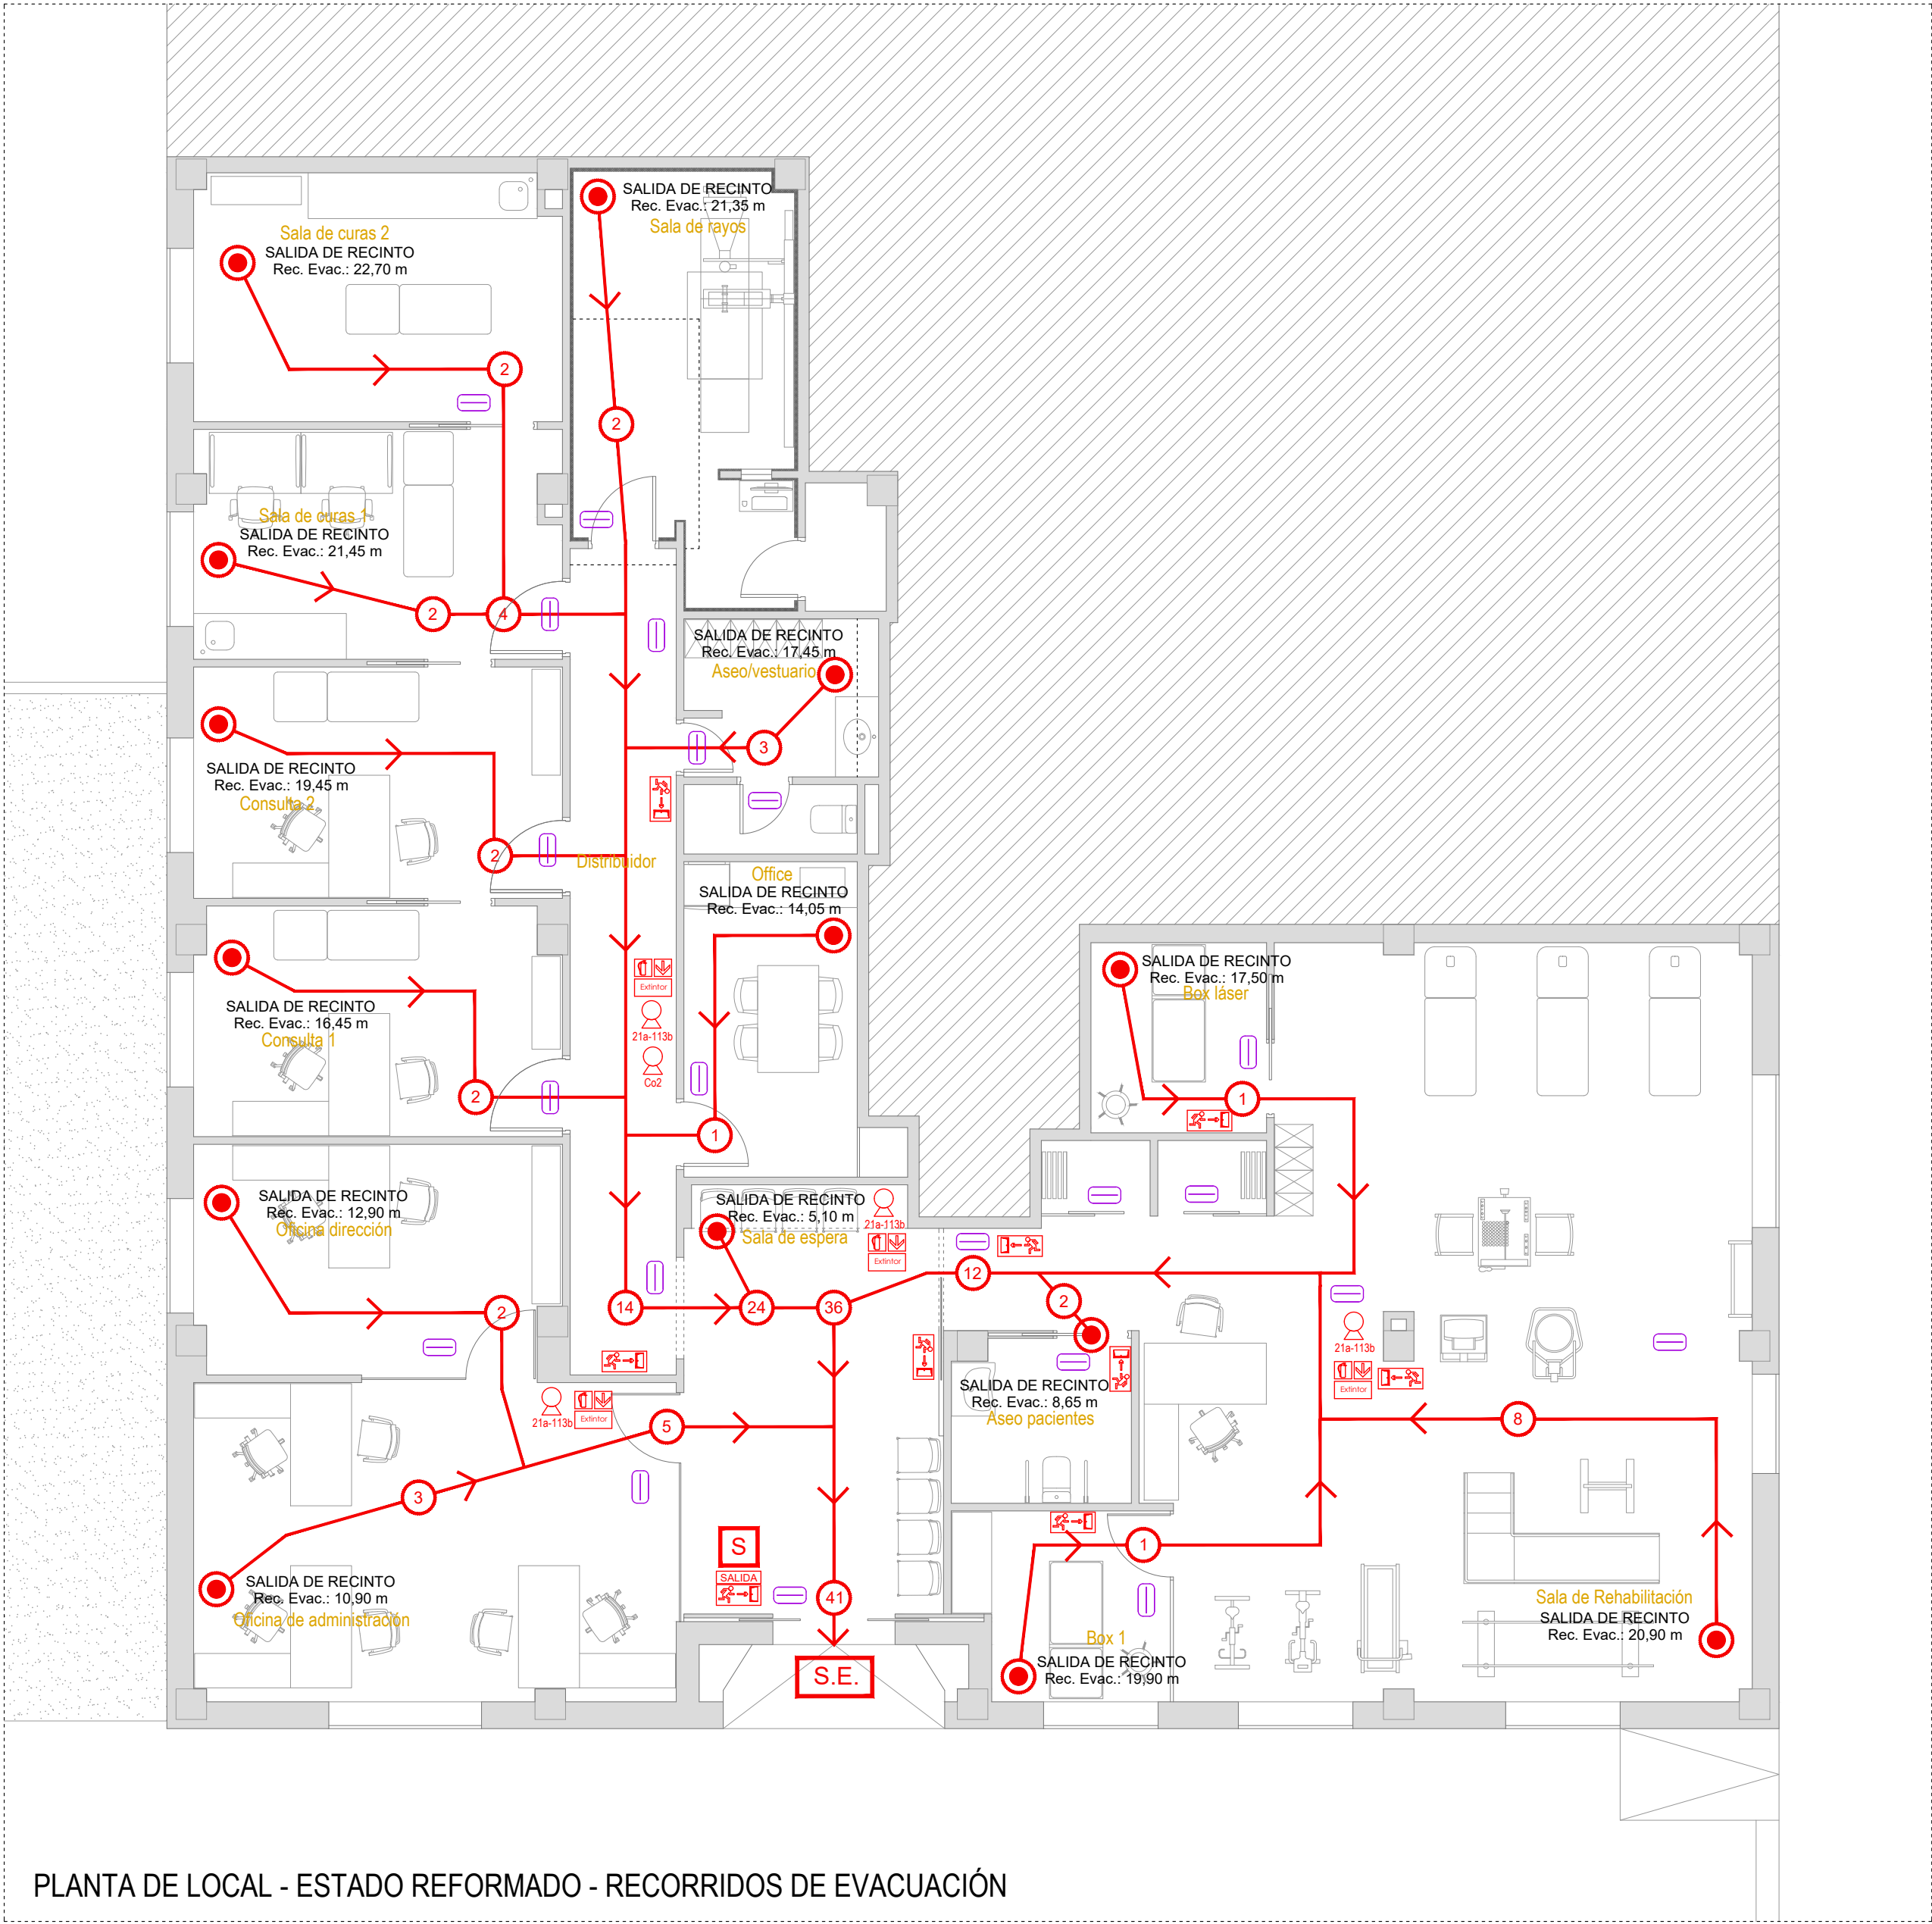

PLANTA DE LOCAL - ESTADO REFORMADO - RECORRIDOS DE EVACUACIÓN

Señalización de los medios de evacuación.

a) Las salidas de recinto, planta o edificio tendrán una señal con el rótulo "SALIDA", cuando se trate de salidas de recintos cuya superficie no exceda de 50 m. sean fácilmente visibles desde todo punto de dichos recintos y los ocupantes estén familiarizados con el edificio.

b) La señal con el rótulo "Salida de emergencia" se utilizará en toda salida prevista para uso exclusivo en caso de emergencia.

c) Se dispondrán señales indicativas de dirección de los recorridos, visibles desde todo origen de evacuación desde el que no se perciban directamente las salidas o sus señales indicativas y, en particular, frente a toda salida de un recinto con ocupación mayor que 100 personas que acceda lateralmente a un pasillo.

d) En los puntos de los recorridos de evacuación en los que existan alternativas que puedan inducir a error, también se dispondrán las señales indicativas de dirección de los recorridos, de forma que quede claramente indicada la alternativa correcta.

Tal es el caso de determinados cruces o bifurcaciones de pasillos, así como de aquellas escaleras que, en la planta de salida del edificio, continúen su trazado hacia plantas más bajas, etc.


e) En los recorridos de evacuación, junto a las puertas que no sean salida y que puedan inducir a error en la evacuación se dispondrá la señal con el rótulo "Sin salida" en lugar fácilmente visible pero en ningún caso sobre las hojas de las puertas.

f) Las señales se dispondrán de forma coherente con la asignación de ocupantes que se pretenda hacer a cada salida, conforme a lo establecido en el capítulo 4 de la sección 3 del DB-SI.

g) El tamaño de las señales será:

- i) 210 x 210 mm cuando la distancia de observación de la señal no exceda de 10 m.
- ii) 420 x 420 mm cuando la distancia de observación esté comprendida entre 10 y 20 m.
- iii) 594 x 594 mm cuando la distancia de observación esté comprendida entre 20 y 30 m.

EXTINTOR MANUAL

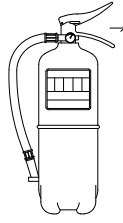

Extintor manual fabricado según normas con chapas de acero, presión incorporada, pintado y serigrafiado con indicaciones de uso, vida útil y tiempo de descarga. Homologado por el Ministerio de industria turismo y comercio. Provisto de herrajes de fijación, manómetro de comprobación, pasador de seguro, palanca de descarga y manguera difusora para dirigir el chorro.

Eficacia según carga:

- 6 Kg. Polvo polivalente = 21A 113B


NOTA

La altura de las señales será de 2 a 2,5 m desde el suelo y a distancia mayor de 0,3 m. del techo, siempre de acuerdo con las normas UNE 23033 y UNE 81501.

Altura a pavimento < 120 cm

LA INSTALACIÓN CONTRAINCENDIOS SE REALIZARÁ SEGÚN DB-SI

PROTECCIÓN CONTRA INCENDIOS		SEÑALIZACIÓN	
	ORIGEN DE EVACUACIÓN		SEÑALIZACIÓN DE RECORRIDO DE EVACUACIÓN
	RECORRIDO DE EVACUACIÓN		SEÑALIZACIÓN DE SALIDA DE PLANTA
	SALIDA DE PLANTA		SEÑALIZACIÓN DE SALIDA
	SALIDA DEL EDIFICIO		SEÑALIZACIÓN DE EXTINTOR
	EXTINTOR DE POLVO POLIVALENTE DE EFICACIA 21A-113-B (6KG)		
	EXTINTOR DE Co2 (5KG)		
	EQUIPO AUTÓNOMO DE EMERGENCIA - LED 205 LÚMENES		

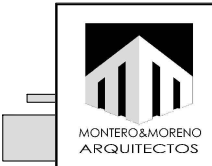

PROMOTOR: FREMAP. ÁREA DE INFRAESTRUCTURAS
DIRECCIÓN: AV. ANDALUCÍA Nº 81 - ESTEPONA

JESÚS M. MONTERO SÁEZ — Arquitecto nº 32 C.O.A.C.A.M
JAVIER J. MORENO MARTÍN — Arquitecto nº 34 C.O.A.C.A.M
www.arquitectosmelilla.com - TF. 951327743 - 669448576 - 678502008

PROYECTO BÁSICO Y EJECUCIÓN REFORMA INTERIOR DE LOCAL DESTINADO A CENTRO ASISTENCIAL, CLÍNICA SANITARIA Y DE REHABILITACIÓN



INSTALACIÓN CONTRAINCENDIOS Y RECORRIDOS DE EVACUACIÓN

ESCALA
1/75

ABRIL 2026

PLANO

06

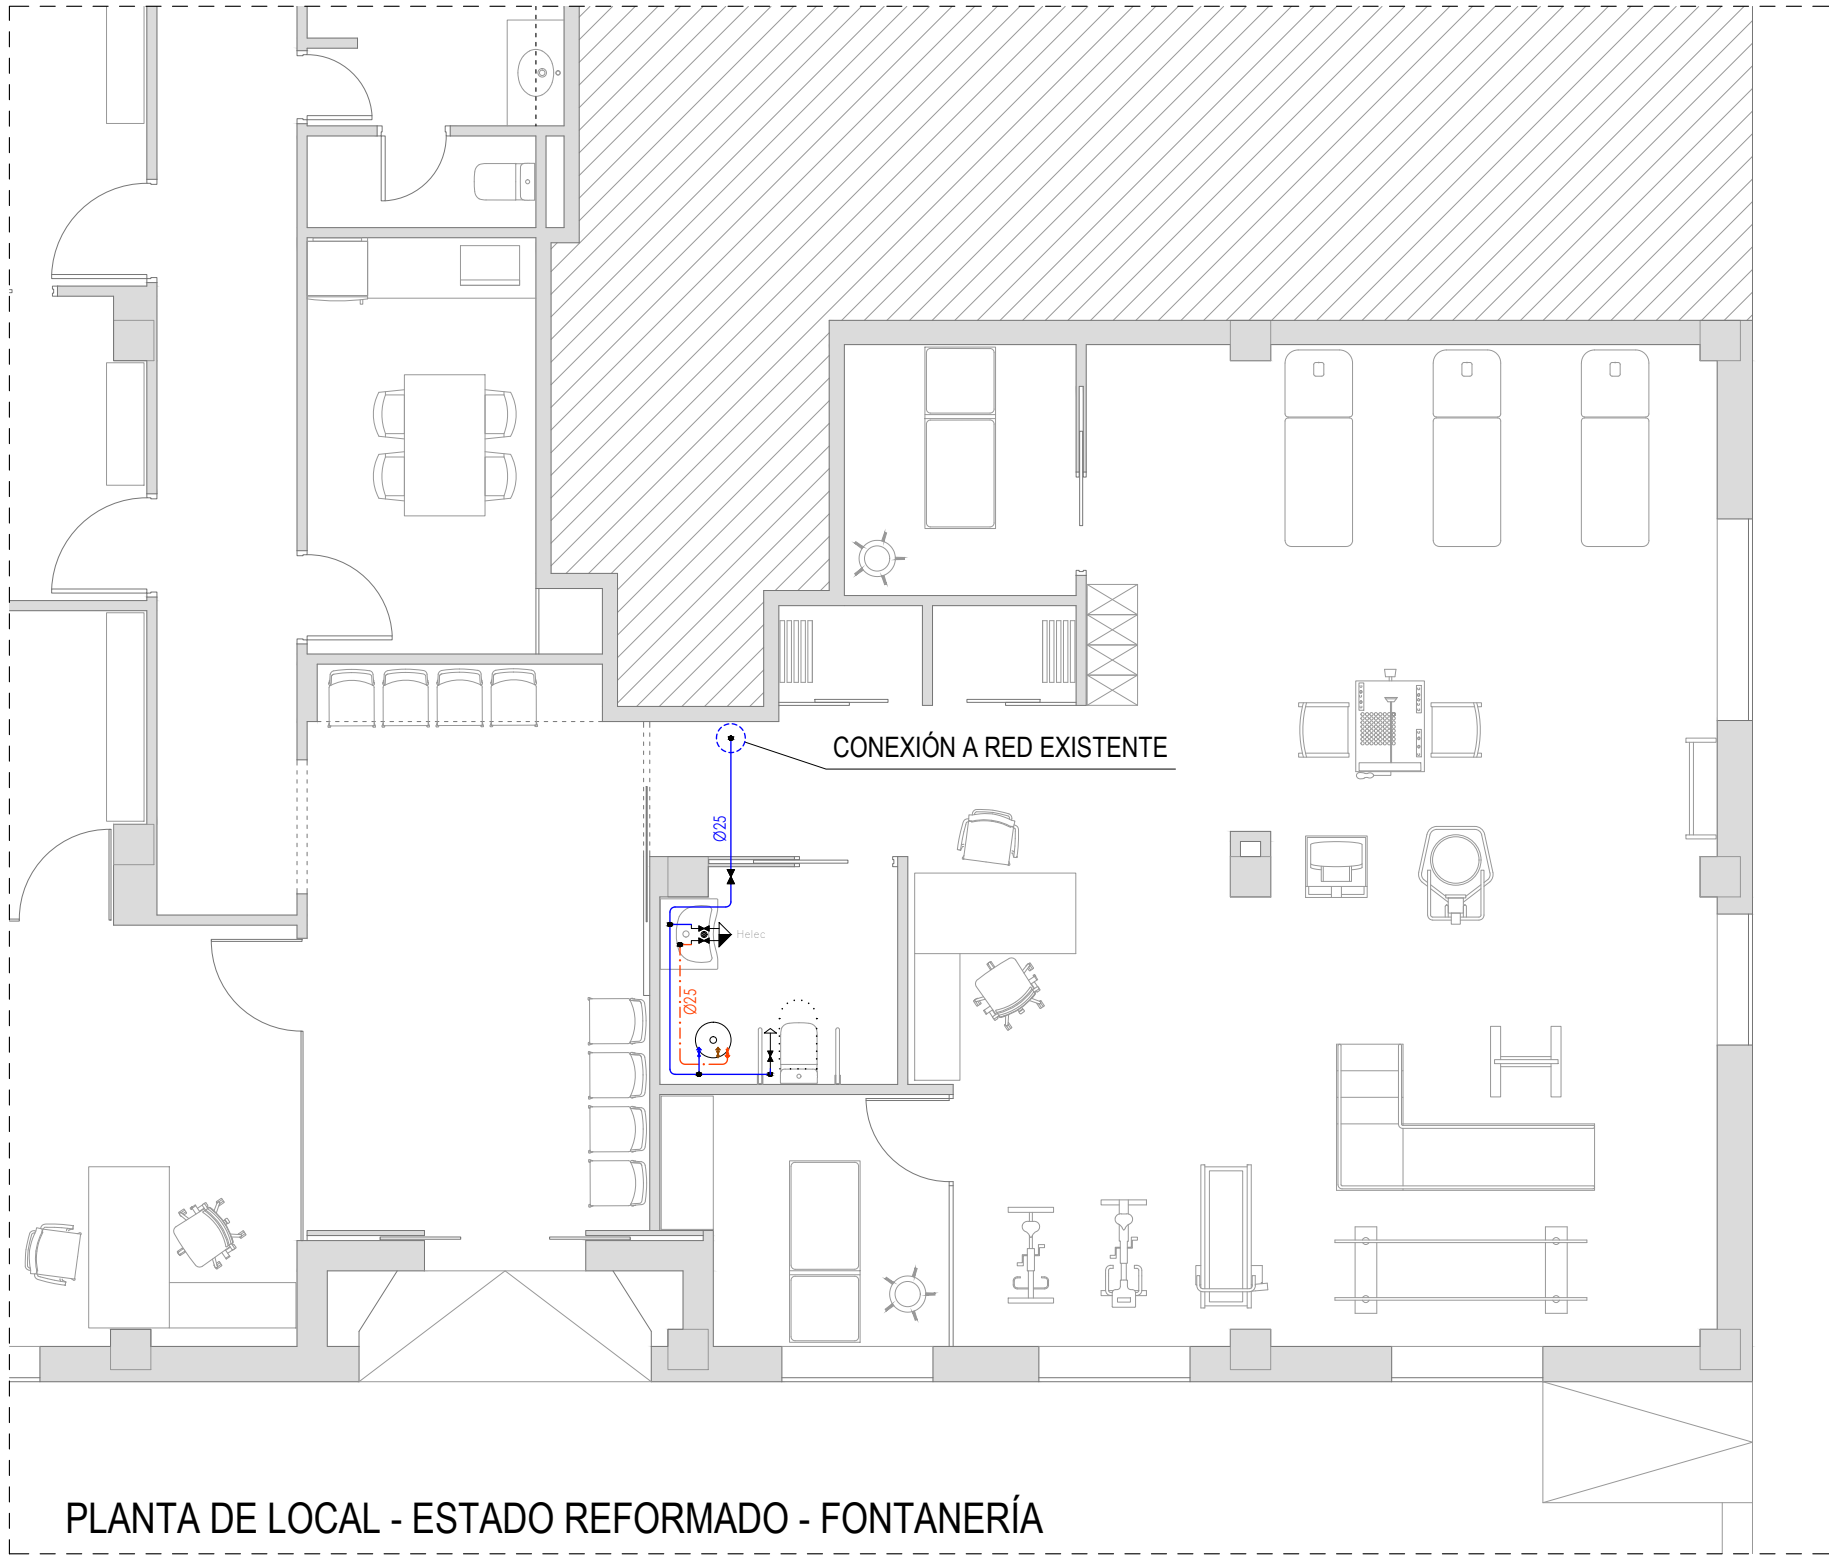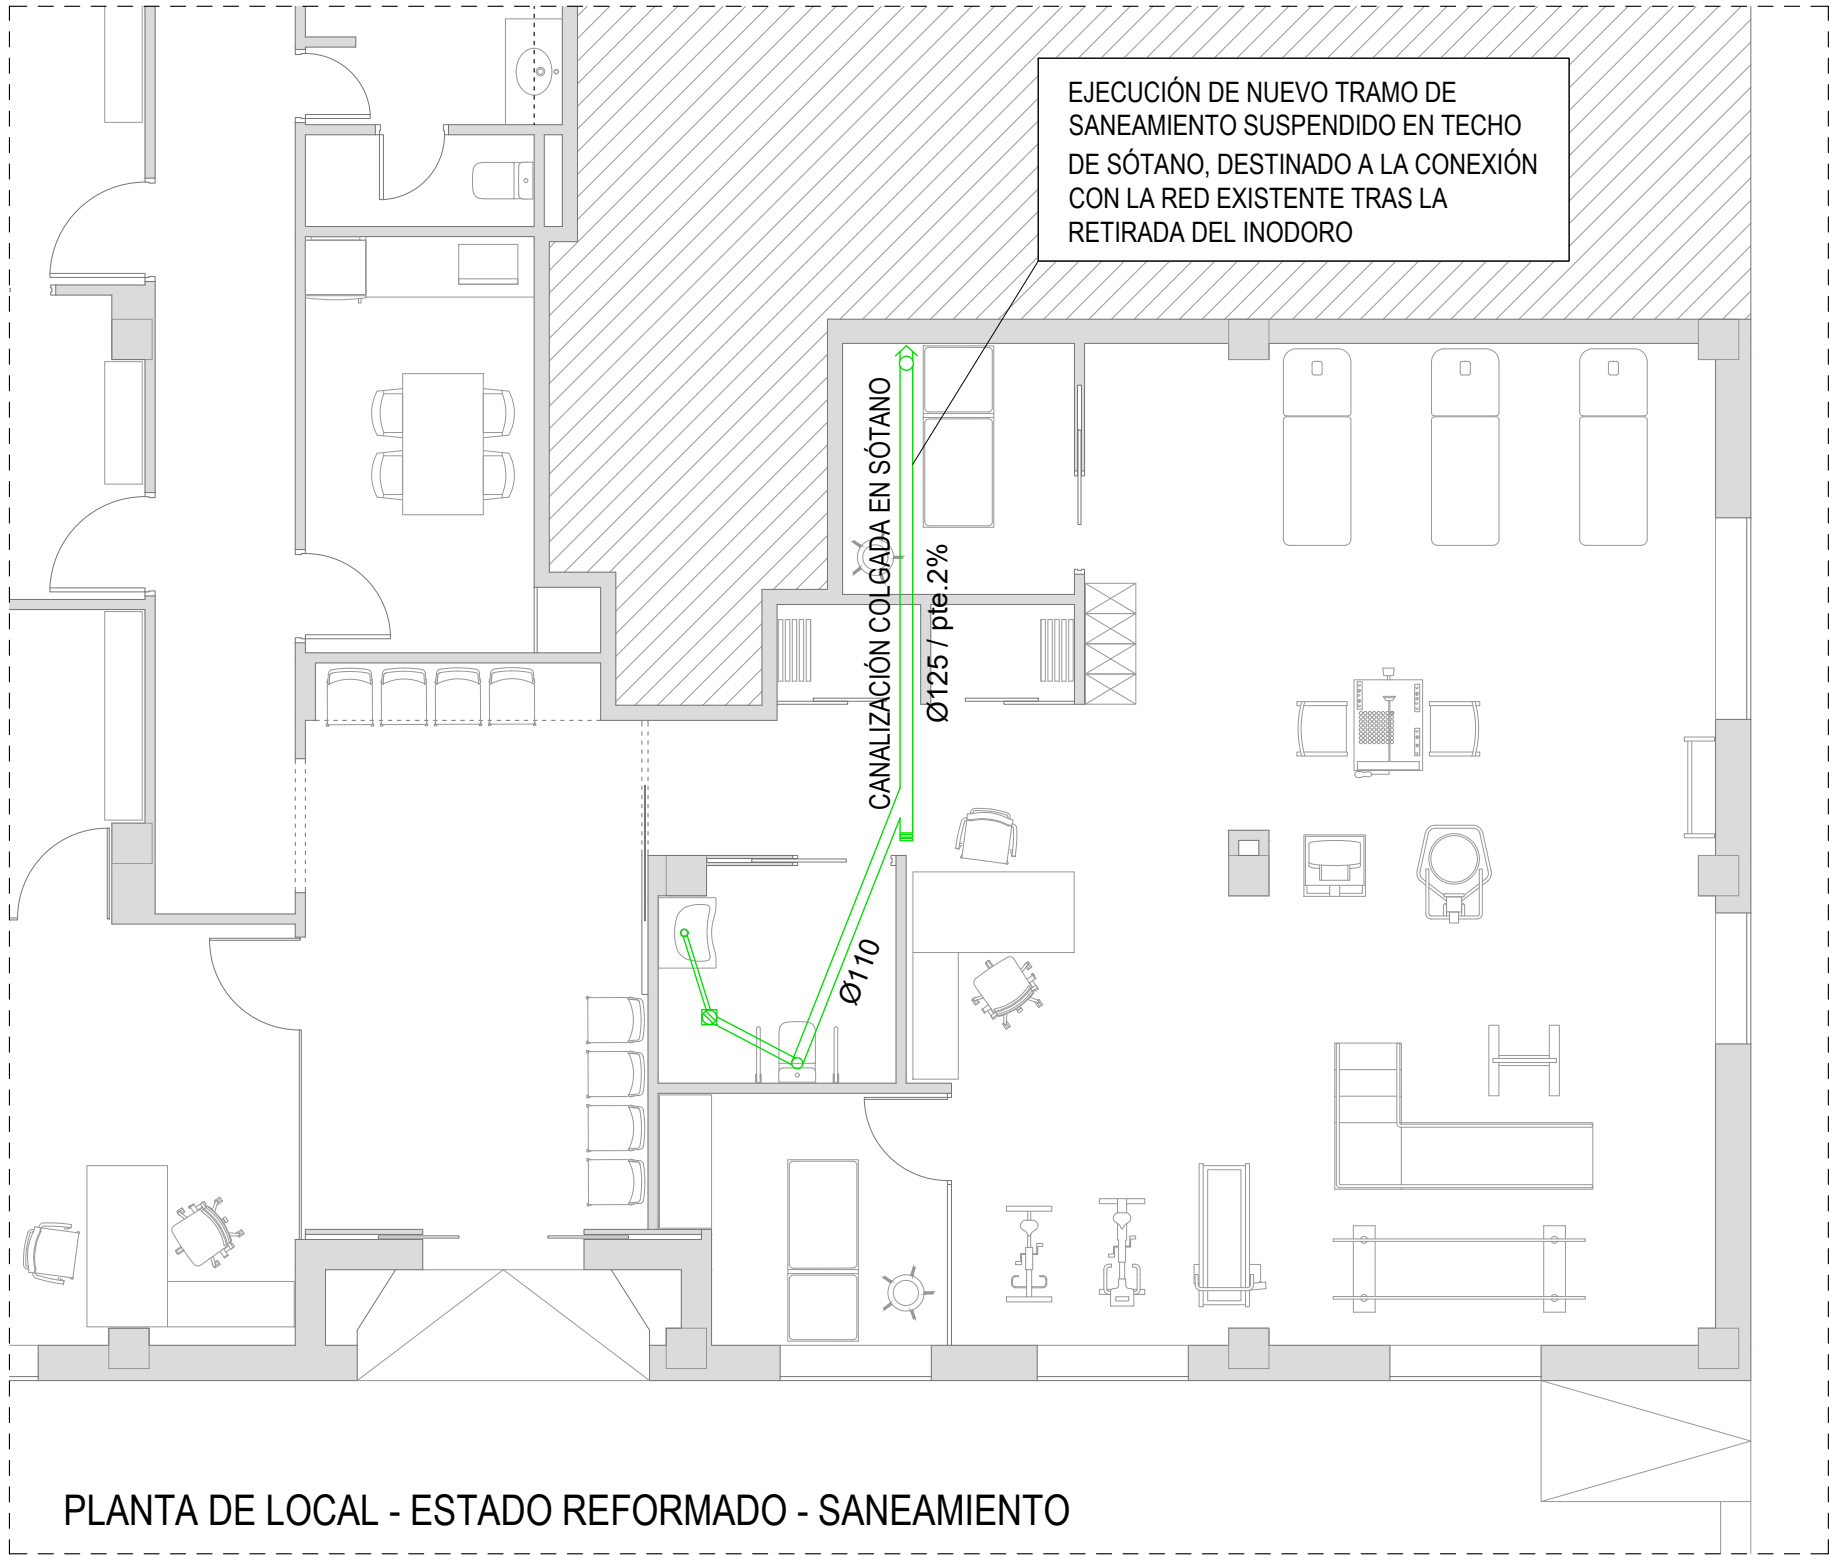

Simbología	
	Colector maestro de aguas residuales encastrado - pvc
	Colector maestro de aguas residuales colgado - pvc
	bajante - pvc
	Toma de desagüe
	Bote sifónico

Diámetros utilizados en la red de pequeña evacuación	
Lavabo (Lvb)	40 mm
Inodoro con cisterna (Sd)	110 mm

MATERIALES UTILIZADOS PARA LAS TUBERÍAS	
Bajante de residuales	Tubo de PVC, serie B, según UNE-EN 1329-1
Red de pequeña evacuación	Tubo de PVC, serie B, según UNE-EN 1329-1


Simbología	
	Tubería de agua fría
	Tubería de agua caliente
	Llave de local húmeda
	Consumo con hidromezclador
	Consumo con hidromezclador (Ducha, Bañera)
	Consumo de agua fría
	Termo eléctrico

Diámetros utilizados en la instalación interior	
Lavabo (Lvb)	25 mm
Inodoro con cisterna (Sd)	25 mm
Hidromezclador de uso médico (Hmed)	25 mm
Hidromezclador electrónico (Helec)	25 mm

MATERIALES UTILIZADOS PARA LAS TUBERÍAS	
Instalación interior	Tubo de polipropileno copolímero random (PP-R), serie 5, según UNE-EN ISO 15874-2
Aislamiento térmico (A.C.S.)	Coquilla de espuma elastomérica


LA INSTALACION DE FONTANERÍA SE REALIZARÁ SEGÚN C.T.E.	
NOTAS:	- EL TRAZADO DE LAS CONDUCCIONES DE AGUA FRÍA, AGUA CALIENTE VAN SEPARADAS ENTRE SÍ 30 cm DE CUALQUIER CONDUCCION ELÉCTRICA O CUALQUIER CUADRO ELÉCTRICO - TODOS LOS APARATOS SANITARIOS EXCEPTO LA DUCHA DISPONDRÁN EN SUS TOMAS DE UNA VÁLVULA DE ESCUADRA PARA SU CORTE DE AGUA FRÍA Y AGUA CALIENTE SANITARIA - TODA LA DISTRIBUCIÓN DE AGUA FRÍA Y CALIENTE SE REALIZA A NIVEL DE TECHO ANCLADA Y OCULTA EN FALSO TECHO, BAJANDO EMPOTRADA A CADA SANITARIO - TUBERÍAS DE AGUA CALIENTE RECUBIERTA MEDIANTE COQUILLA AISLANTE e=19MM. - EL CONTADOR Y SUS LLAVES SE SITUARÁN EN ARMARIO NORMALIZADO SEGUN NORMAS DE LA COMPAÑÍA SUMINISTRADORA - LA CANALIZACIÓN DE RED DE AFS DESDE LA ACOMETIDA HASTA EL CONTADOR GENERAL SERÁ DE POLIETILENO SEGUN DIÁMETRO NORMALIZADO.

LA INSTALACION DE SANEAMIENTO SE REALIZARÁ SEGÚN C.T.E.	
NOTAS:	- MATERIAL DE LAS CANALIZACIONES: P.V.C. - PENDIENTE MÍNIMA = 2% - EL DESAGÜE DE LAVABOS, BIDETS, BAÑERAS Y DUCHAS SERÁ SIEMPRE A TRAVÉS DE SIFÓN INDIVIDUAL Y BOTE SIFÓNICO REGISTRABLE. - LA DISTANCIA DEL INODORO Y DEL BOTE SIFÓNICO A LA BAJANTE SERÁ INFERIOR A 1 METRO - EL DESAGÜE DE FREGADEROS, LAVADEROS, LAVADORAS Y OTROS APARATOS DE BOMBEO SERÁ SIEMPRE A TRAVÉS DE SIFÓN INDIVIDUAL REGISTRABLE - LA VENTILACIÓN FORZADA DEL BAÑO IRÁ CONECTADA AL INTERRUPTOR DE ENCENDIDO DE LOS PUNTOS DE LUZ DEL MISMO.

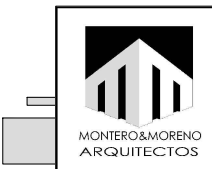

PROMOTOR: FREMAP. ÁREA DE INFRAESTRUCTURAS
DIRECCIÓN: AV. ANDALUCÍA Nº 81 - ESTEPONA

JESÚS M. MONTERO SÁEZ — Arquitecto nº 32 C.O.A.C.A.M
JAVIER J. MORENO MARTÍN — Arquitecto nº 34 C.O.A.C.A.M
www.arquitectosmelilla.com - TF. 951327743 - 669448576 - 678502008

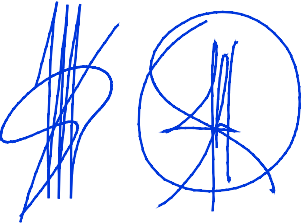

PROYECTO BÁSICO Y EJECUCIÓN REFORMA INTERIOR DE LOCAL DESTINADO A CENTRO ASISTENCIAL, CLÍNICA SANITARIA Y DE REHABILITACIÓN

INSTAL. DE SANEAMIENTO Y FONTANERÍA - EST. REFORMADO

ESCALA
1/75


ABRIL 2026

PLANO



07



PLANTA DE LOCAL - ESTADO REFORMADO - INSTALACIÓN DE ILUMINACIÓN

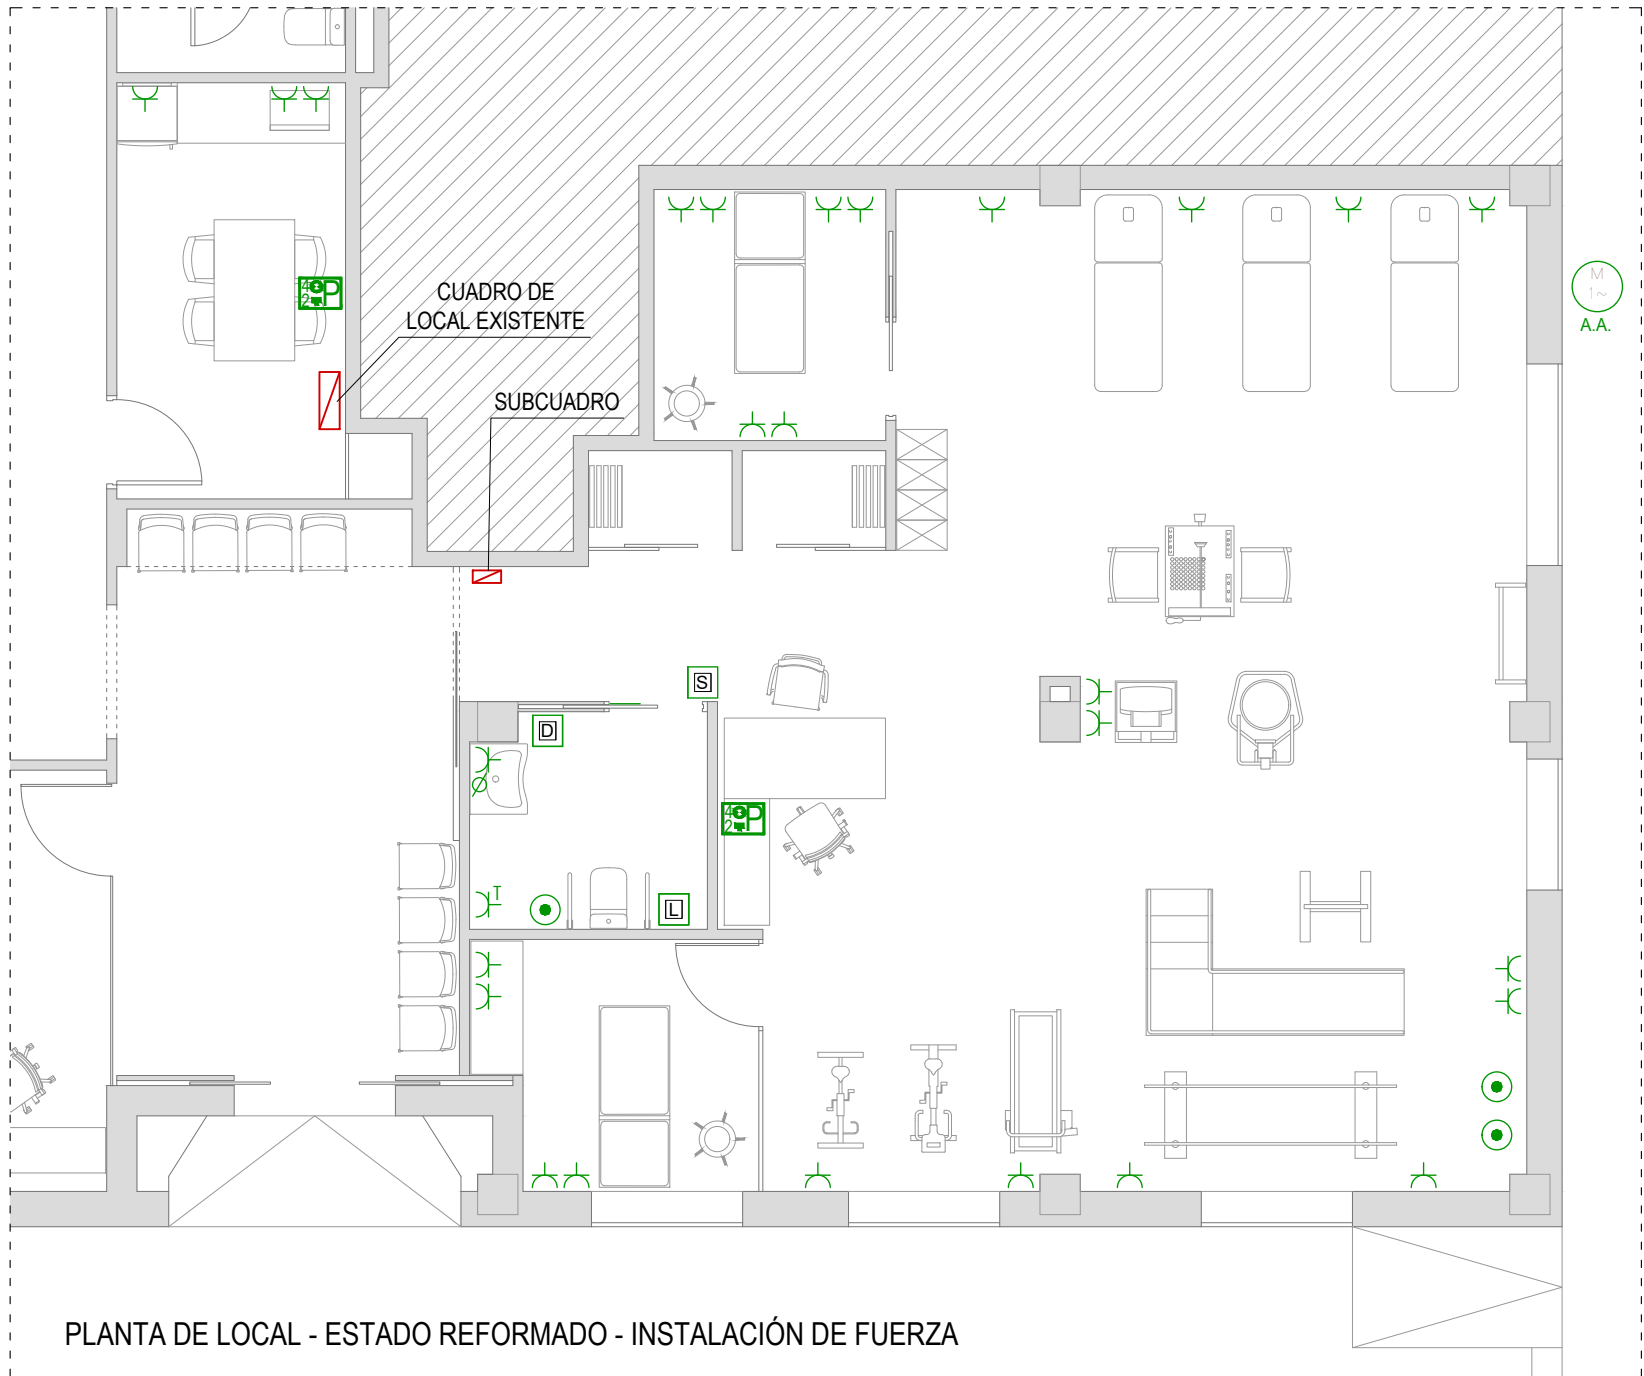


PLANTA DE LOCAL - ESTADO REFORMADO - INSTALACIÓN DE FUERZA

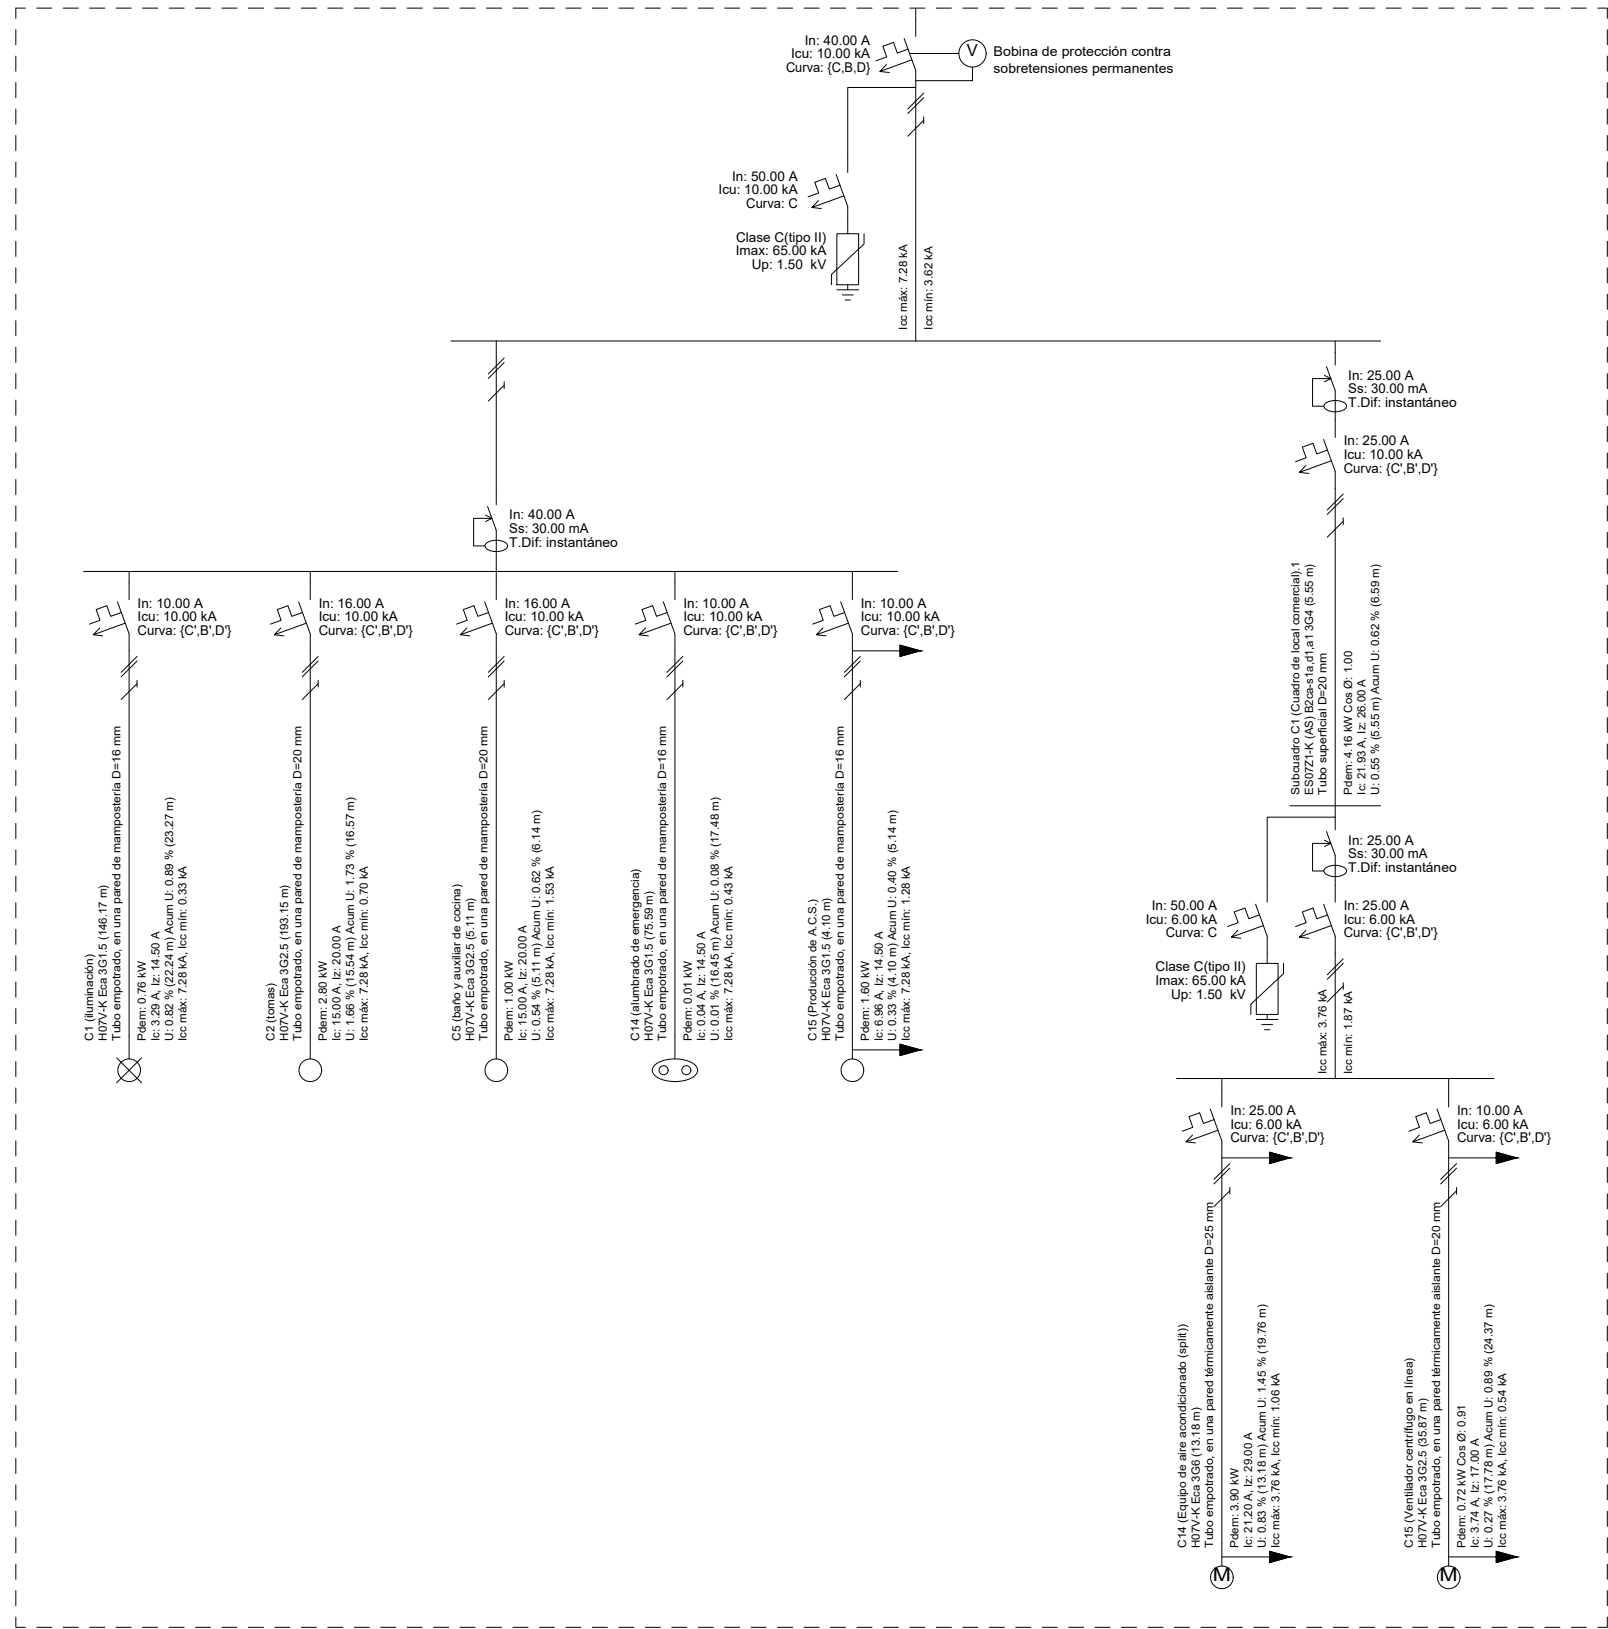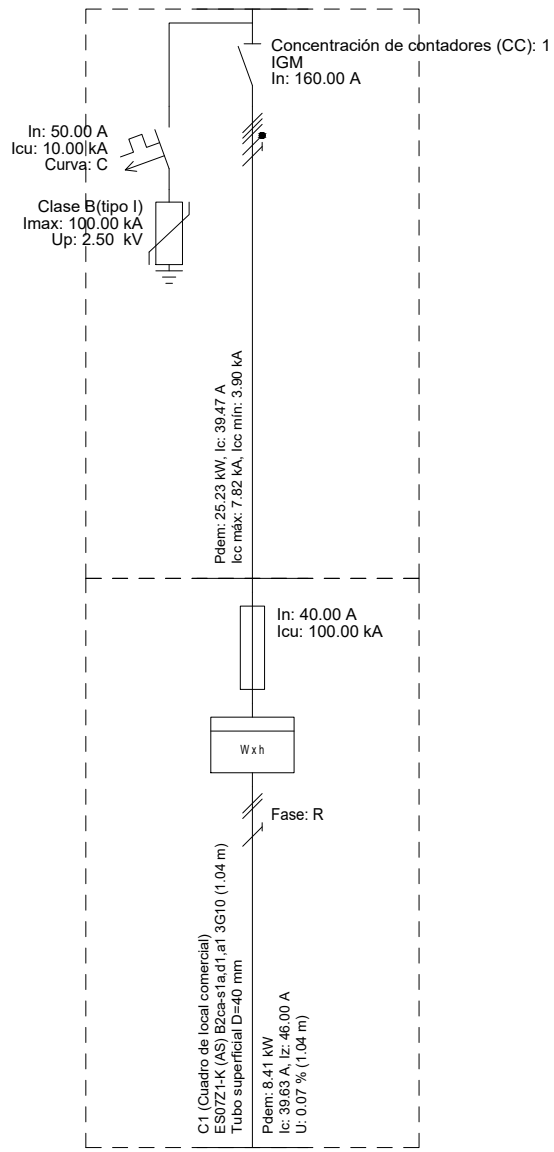

LEYENDA DE ILUMINACIÓN Y EQUIPOS	
	DOWNLIGHT LED 20W REDONDO EMPOTRADO IP44
	DOWNLIGHT LED 11W CUADRADO EMPOTRADO IP44
	LUMINARIA LINEAL (SUPERFICIAL O COLGADA) LED 40W
	EQUIPO AUTÓNOMO DE EMERGENCIA LED EMPOTRADO DE 205 LÚMENES
	INTERRUPTOR SIMPLE
	PUNTO ALIMENTACION ESPEJO
	DETECTOR DE MOVIMIENTO 360 °

LA INSTALACIÓN SE
REALIZARÁ SEGÚN R.E.B.T.

LEYENDA DE TOMAS DE FUERZA Y DATOS	
	TOMA DE CORRIENTE 16 A.
	TOMA DE TERMO ELÉCTRICO
	CAJA EMPOTRADA EN PARED 4RED + 2RJ45
	PUNTO ALIMENTACIÓN LAVABOS ELECTRÓNICOS
	TOMA PARA EQUIPOS DE VENTILACIÓN MECÁNICA
	TOMA DE AIRE ACONDICIONADO
	DESCONECTOR DE SISTEMA DE LLAMADA ACCESIBLE
	LLAMADOR DE SISTEMA DE LLAMADA ACCESIBLE
	SEÑALIZADOR LUMINOSO DE SISTEMA DE LLAMADA ACCESIBLE

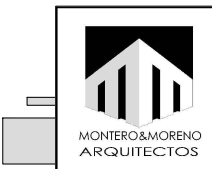

PROMOTOR: FREMAP. ÁREA DE INFRAESTRUCTURAS
DIRECCIÓN: AV. ANDALUCÍA Nº 81 - ESTEPONA

JESÚS M. MONTERO SÁEZ — Arquitecto nº 32 C.O.A.C.A.M
JAVIER J. MORENO MARTÍN — Arquitecto nº 34 C.O.A.C.A.M
www.arquitectosmelilla.com - TF. 951327743 - 669448576 - 678502008

PROYECTO BÁSICO Y EJECUCIÓN REFORMA INTERIOR DE LOCAL DESTINADO
A CENTRO ASISTENCIAL, CLÍNICA SANITARIA Y DE REHABILITACIÓN


INSTALACIÓN DE ELECTRICIDAD - ESTADO REFORMADO

ESCALA
1/75

ABRIL 2026


PLANO

08

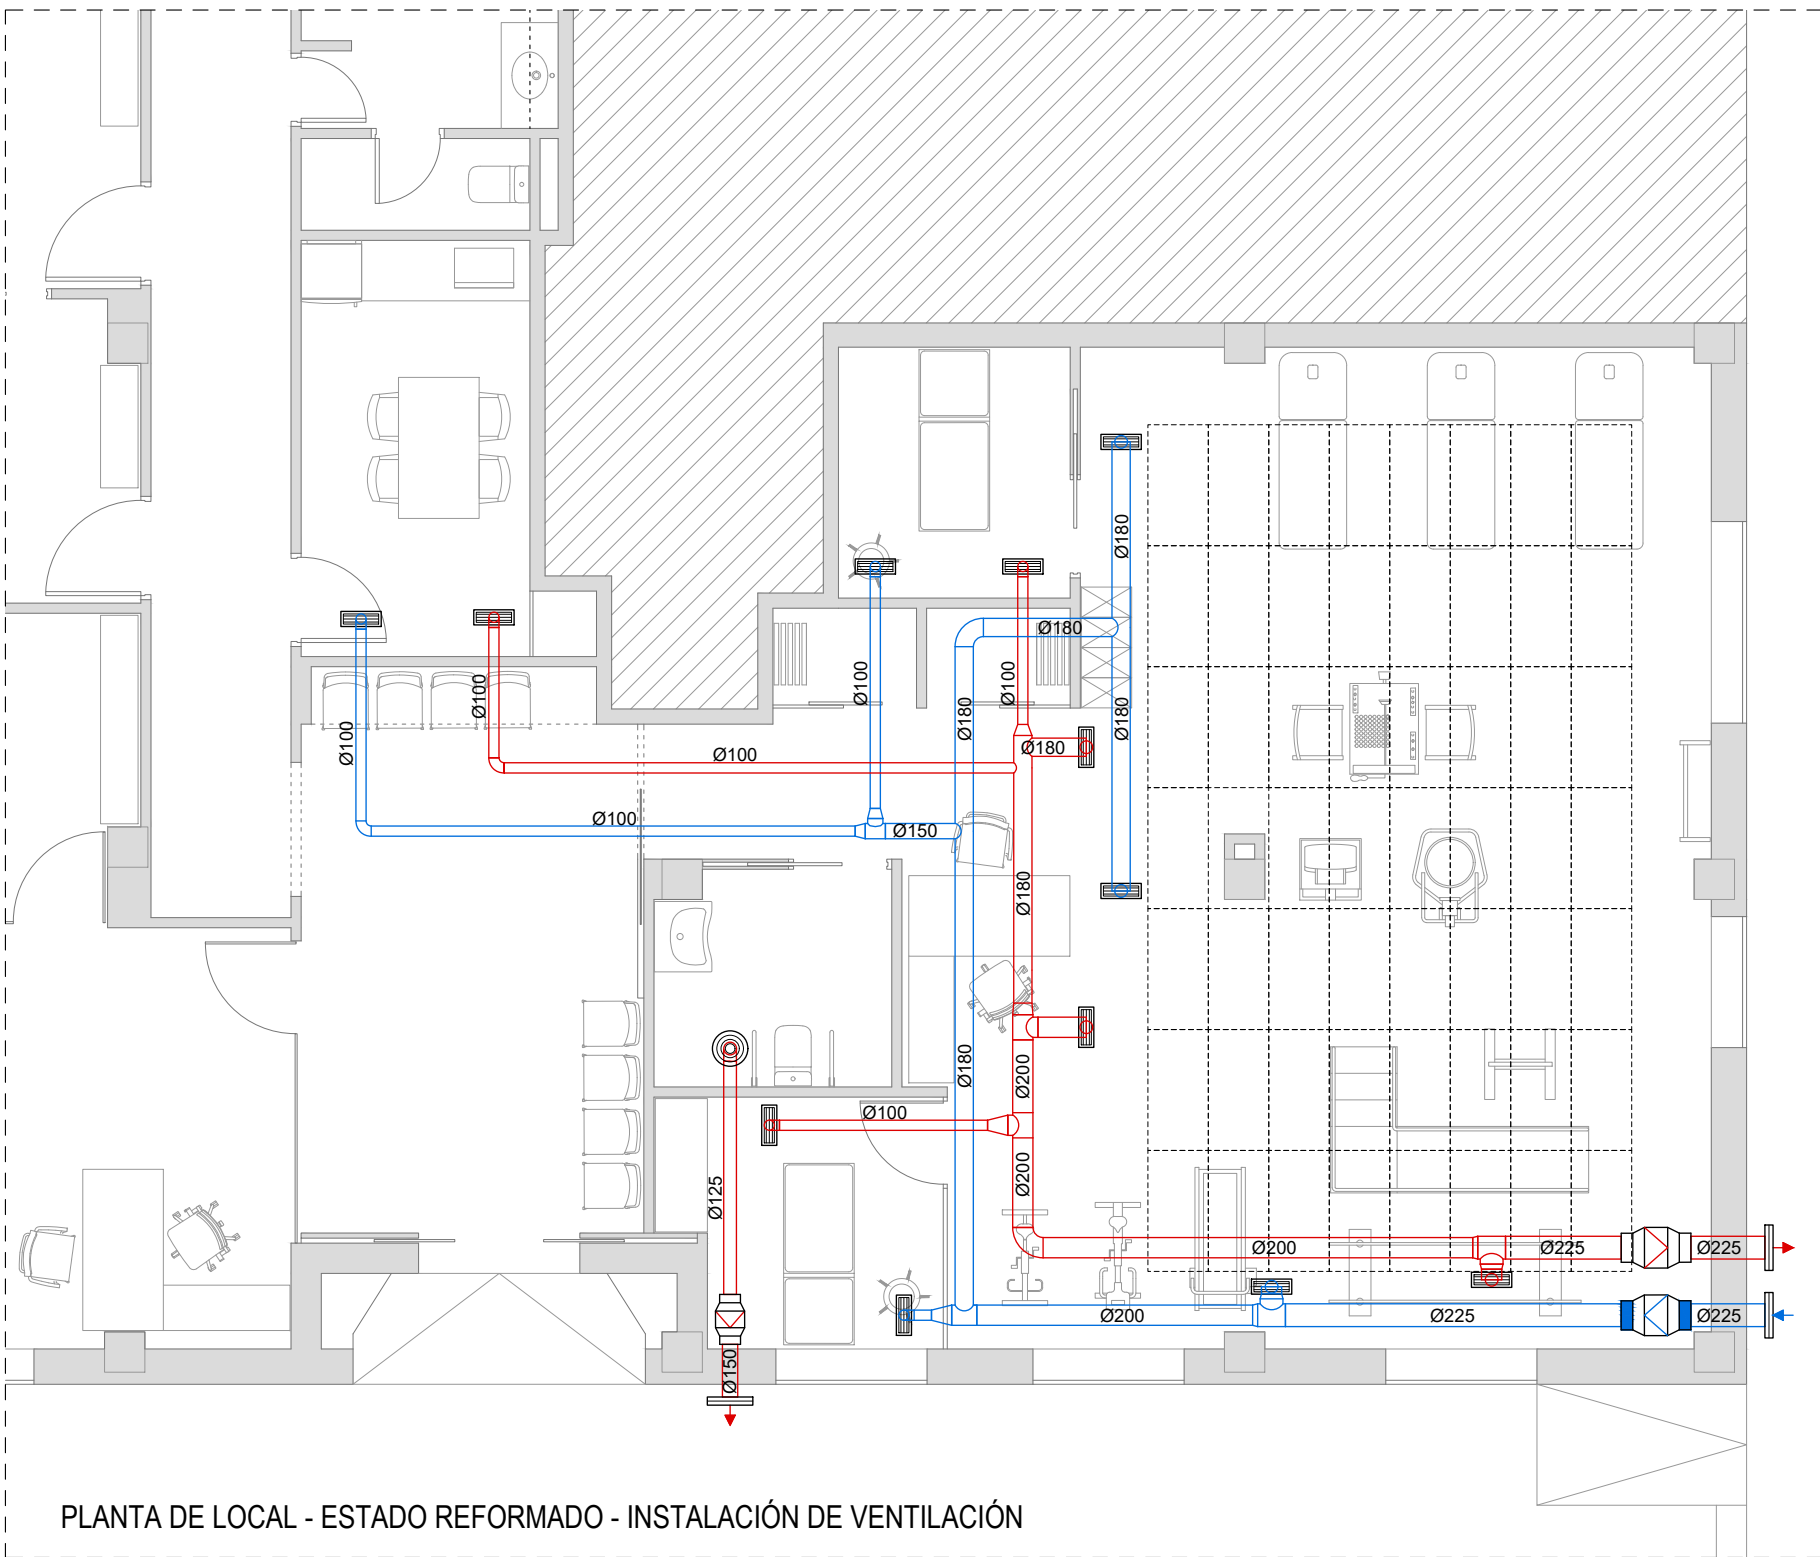

PLANTA DE LOCAL - ESTADO REFORMADO - INSTALACIÓN DE VENTILACIÓN

LEYENDA DE VENTILACIÓN	
	CONDUCTO CIRCULAR DE CHAPA DE ACERO GALVANIZADO Y DIMENSIONES INDICADAS EN MM. CIRCUITO DE IMPULSIÓN.
	CONDUCTO CIRCULAR DE CHAPA DE ACERO GALVANIZADO Y DIMENSIONES INDICADAS EN MM. CIRCUITO DE EXTRACCIÓN.
	REJILLA DE VENTILACIÓN SIMPLE DEFLEXIÓN. (225x125 mm)
	REJILLA DE ALUMINIO DE AIRE EXTERIOR CON ALETAS FIJAS DE PASO 50 mm. (400x330 mm)
	BOCA DE VENTILACIÓN CIRCULAR DE CONO CENTRAL AJUSTABLE PARA VENTILACIÓN CON CUELLO DE MONTAJE CONSTRUIDA EN ACERO GALVANIZADO Y LACADO EN BLANCO.
	MOTOR DE VENTILACIÓN EN LÍNEA DE CONDUCTO CIRCULAR (RED DE EXTRACCIÓN)
	MOTOR DE VENTILACIÓN CON FILTRO F7, EN LÍNEA DE CONDUCTO CIRCULAR (RED DE EXTRACCIÓN)

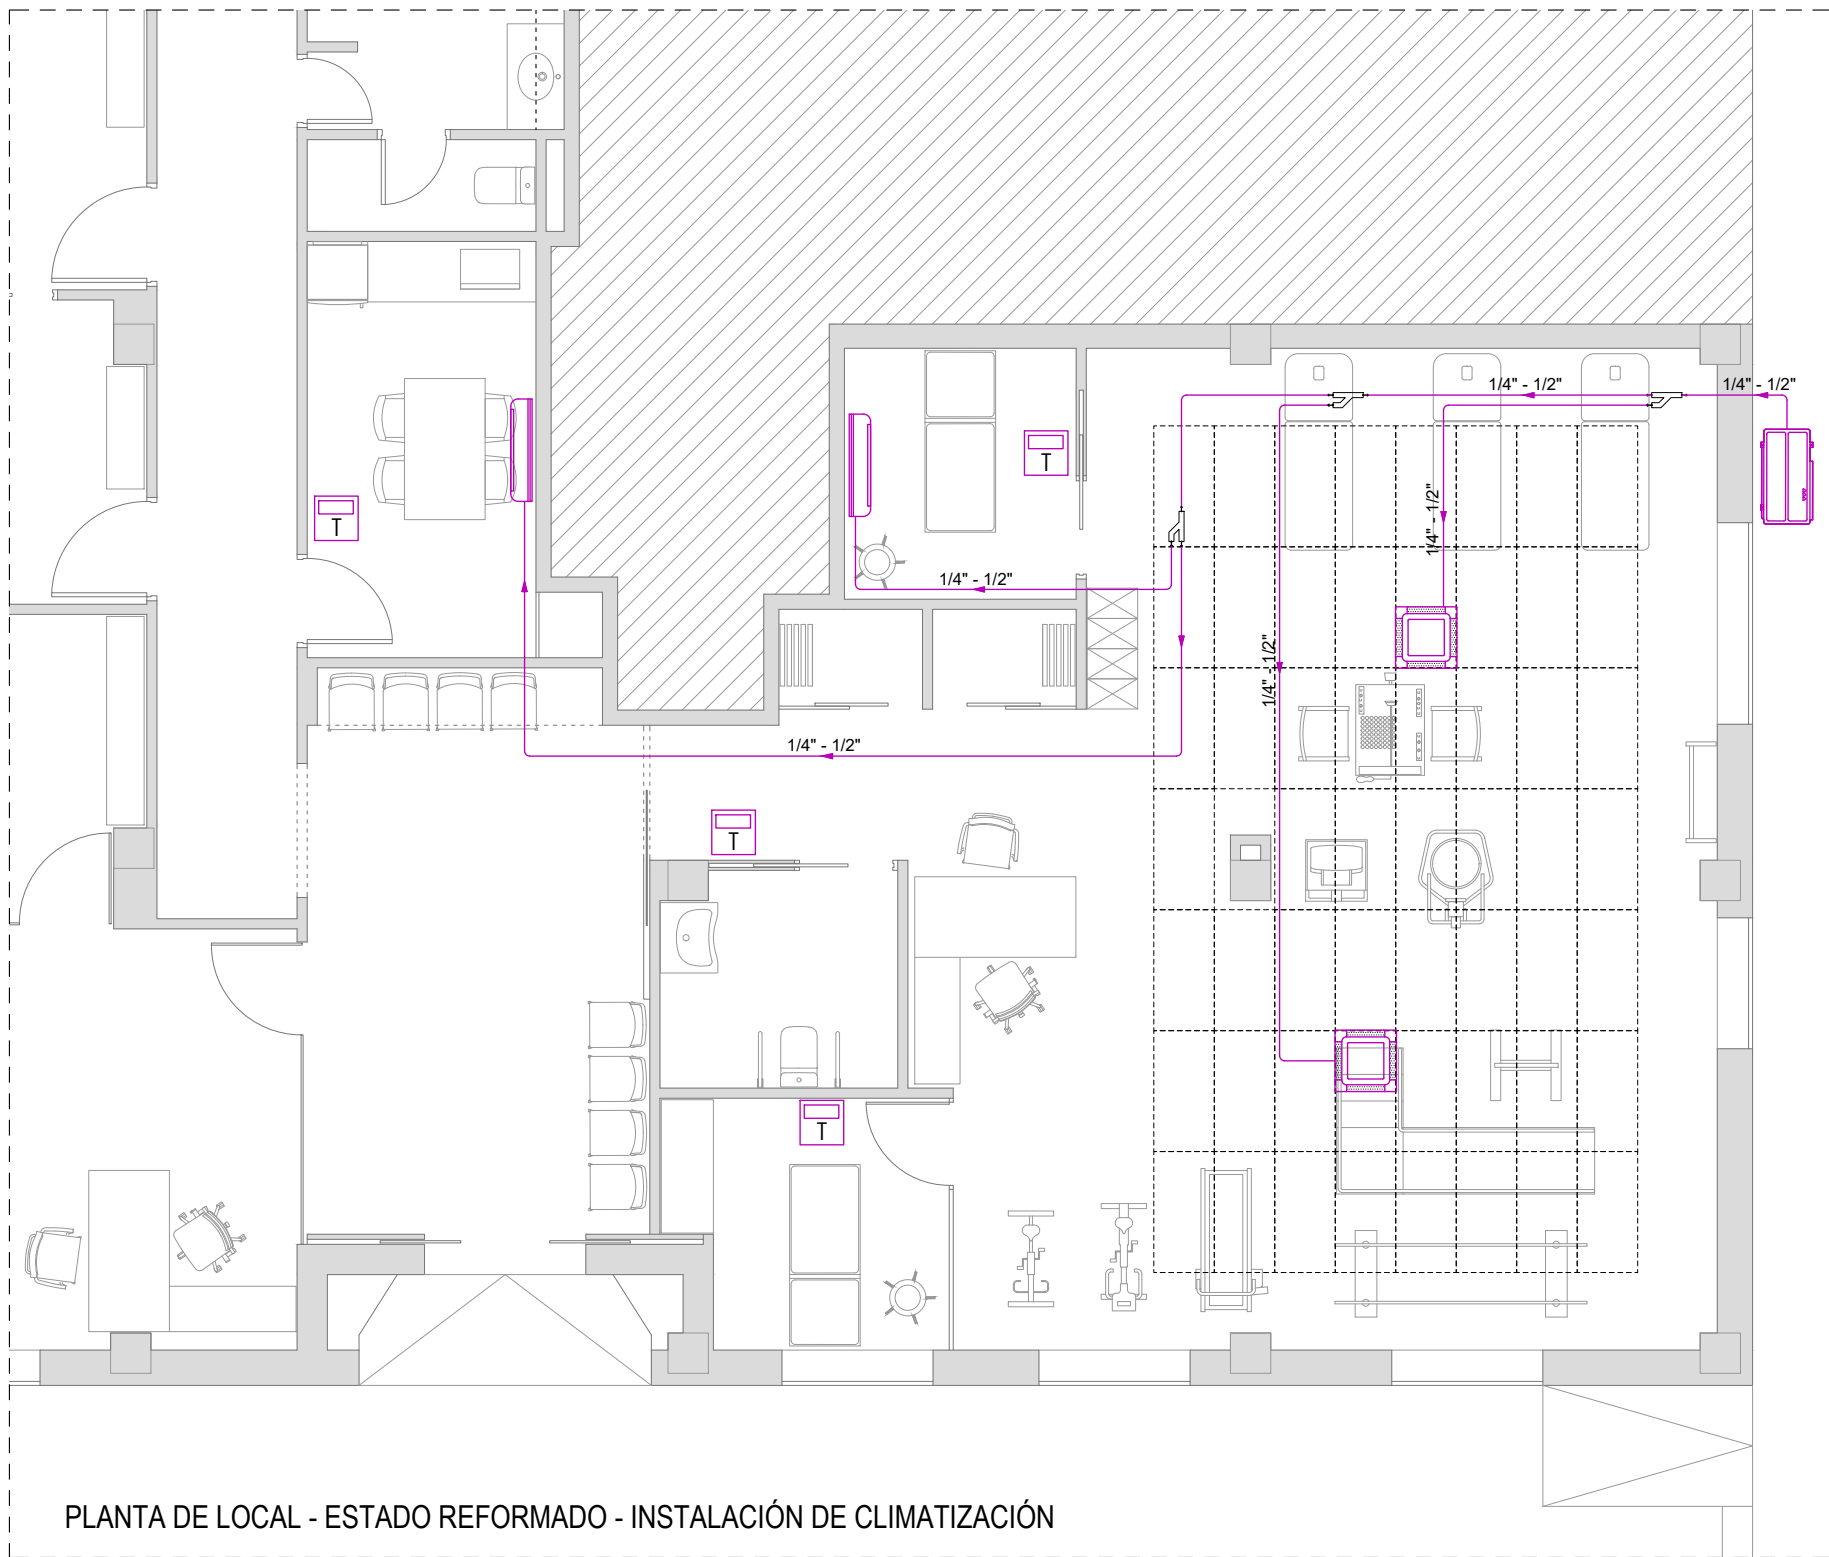

PLANTA DE LOCAL - ESTADO REFORMADO - INSTALACIÓN DE CLIMATIZACIÓN

LEYENDA DE CLIMATIZACIÓN	
	UNIDAD EXTERIOR DE CLIMATIZACIÓN.
	MULTI SPUP DIRECTO CASSETTE
	MULTI SPUP DIRECTO MURAL
	LÍNEA FRIGORÍFICA CON TUBERÍA DOBLE AISLADA
	TERMOSTATO

PROYECTO BÁSICO Y EJECUCIÓN REFORMA INTERIOR DE LOCAL DESTINADO A CENTRO ASISTENCIAL, CLÍNICA SANITARIA Y DE REHABILITACIÓN

ESCALA
1/75

ABRIL 2026

INSTAL. DE VENTILACIÓN Y CLIMATIZACIÓN - EST. REFORMADO

PLANO
09

PROMOTOR: FREMAP. ÁREA DE INFRAESTRUCTURAS
DIRECCIÓN: AV. ANDALUCÍA Nº 81 - ESTEPONA

JESÚS M. MONTERO SÁEZ — Arquitecto nº 32 C.O.A.C.A.M
JAVIER J. MORENO MARTÍN — Arquitecto nº 34 C.O.A.C.A.M
www.arquitectosmelilla.com - TF. 951327743 - 669448576 - 678502008

